




LEGENDA SIMBOLI	
	QUADRO ELETTRICO DI DISTRIBUZIONE
	POZZETTO ISPEZIONABILE PER CAVIDOTTI CON CHIUSINO A RIEMPIMENTO
	CAVIDOTTO CORRUGATO RIGIDO SERIE PESANTE
	TUBAZIONE RIGIDA IN PVC
	CANALINA METALLICA 300x75
	PLAFONIERA STAGNA IP66 MARCA DISANO TIPO ECHO LED HIGH PERFORMANCE 1x42W 4000K 7060Lm CRI>80
	PLAFONIERA STAGNA IP66 MARCA DISANO TIPO ECHO LED HIGH PERFORMANCE 1x42W 4000K 7060Lm CRI>80 CON BATT. TAMP. DURATA min. 1h
	PLAFONIERA STAGNA IP65 MARCA DISANO TIPO OBLO MEDIO 1x21W 4000K 2500Lm CRI>80 CON BATT. TAMP. DURATA min. 1h
	PULSANTE DI SGANCIO CIRCUITO ALIMENTAZIONE ORDINARIA
	ASPIRATORE CENTRALIZZATO ARIA WC POSIZIONATO IN COPERTURA CORPO SCALA
	CAMPANELLO
	PRESA
	INTERRUTTORE
	INTERRUTTORE BIPOLARE
	PULSANTE A TIRANTE
	PULSANTE DI SGANCIO CIRCUITO ALIMENTAZIONE ASCENSORE A CARICO DEL FORNITORE DELL'ASCENSORE
	SISTEMA SEMAFORICO MANUALE "LIBERO/COMPLETO" PER CONTROLLO INGRESSO AUTORIZZATO

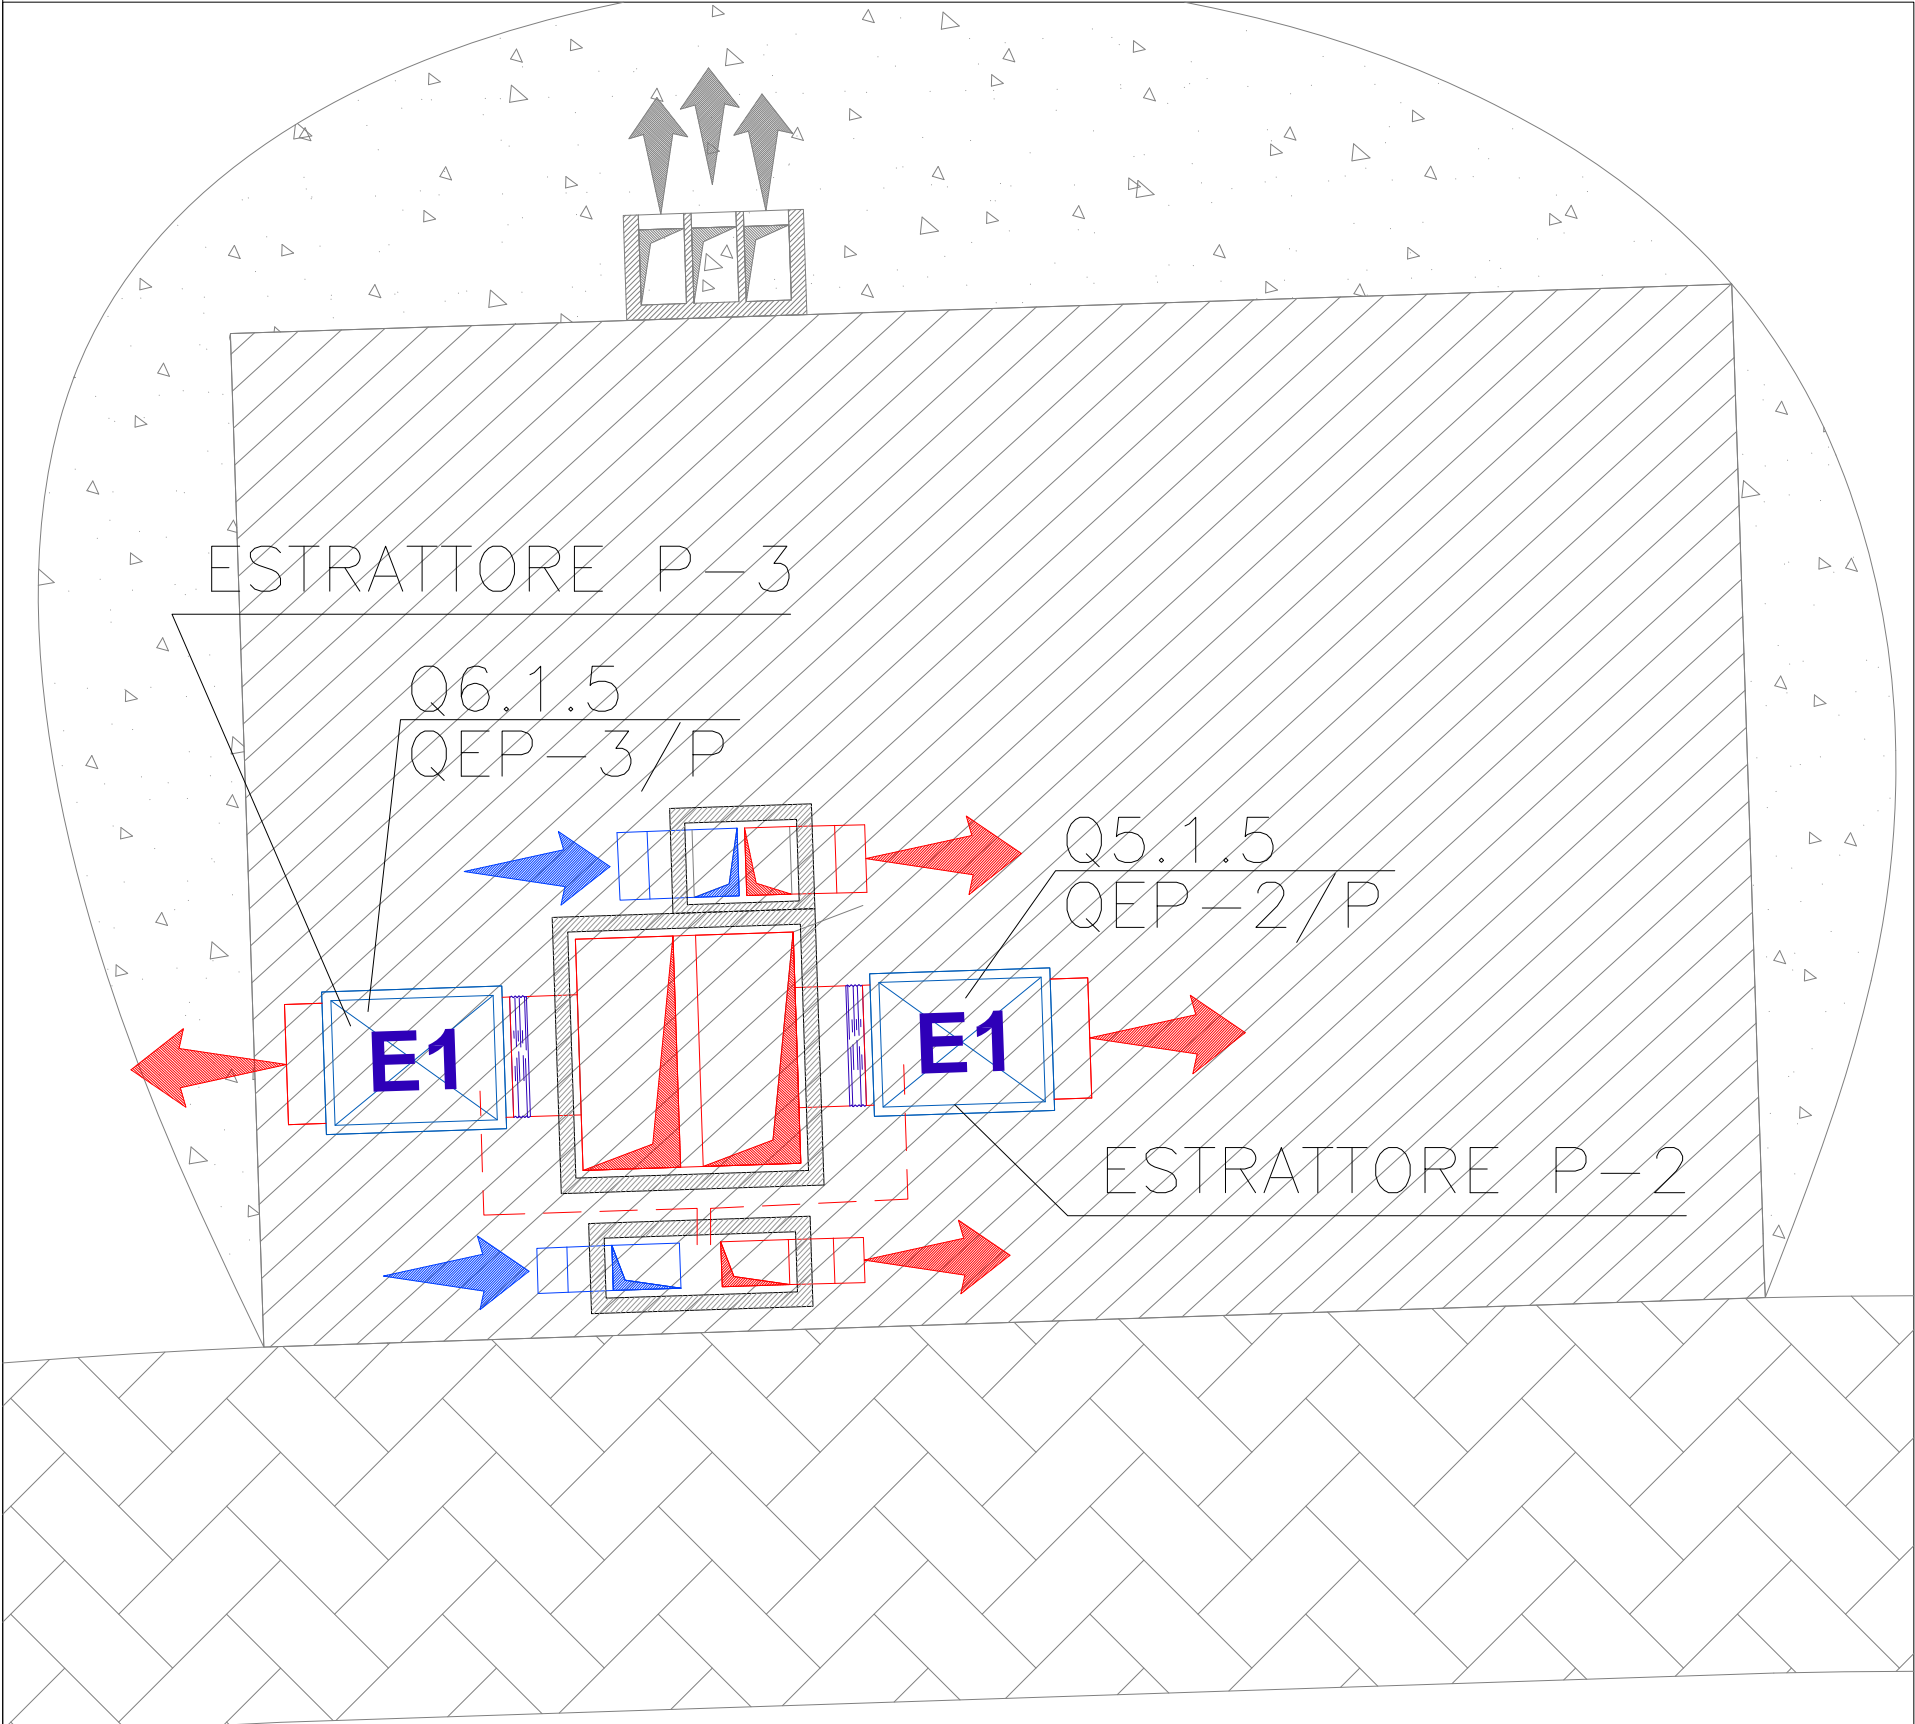


CORPO SCALA 02 - PIANTA COPERTURA scala 1:50

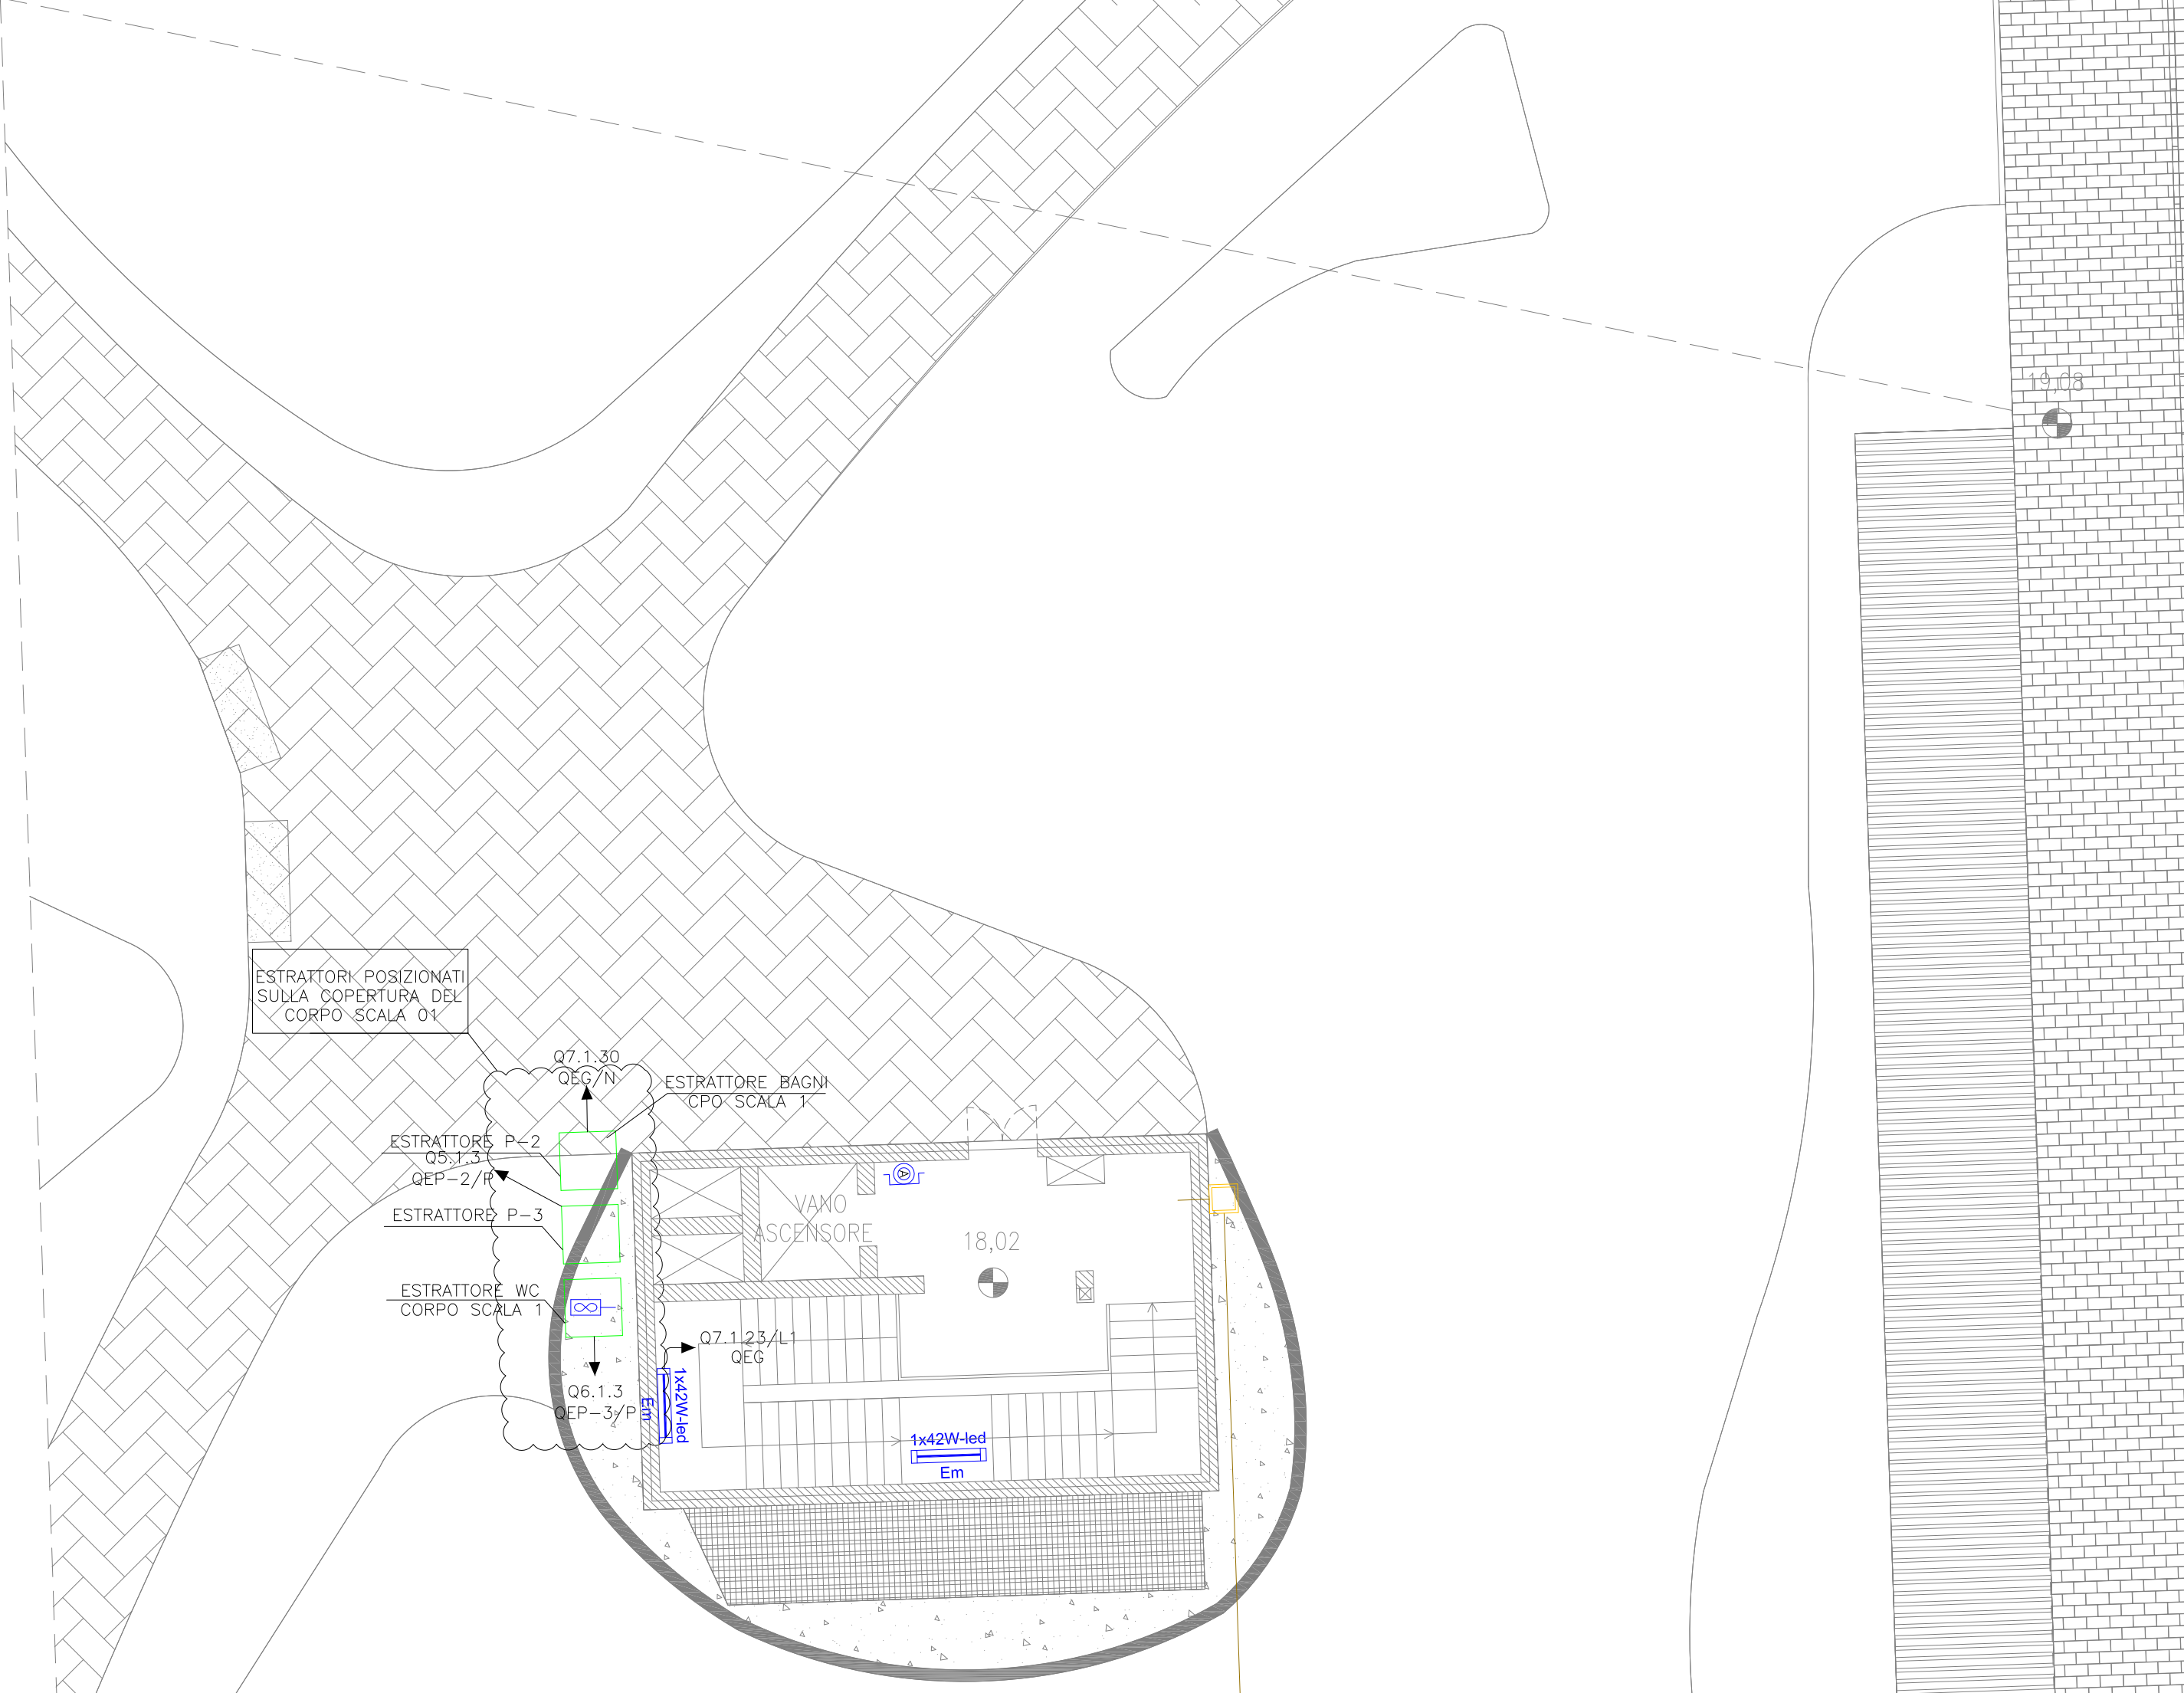


CORPO SCALA 01 - PIANTA COPERTURA scala 1:50

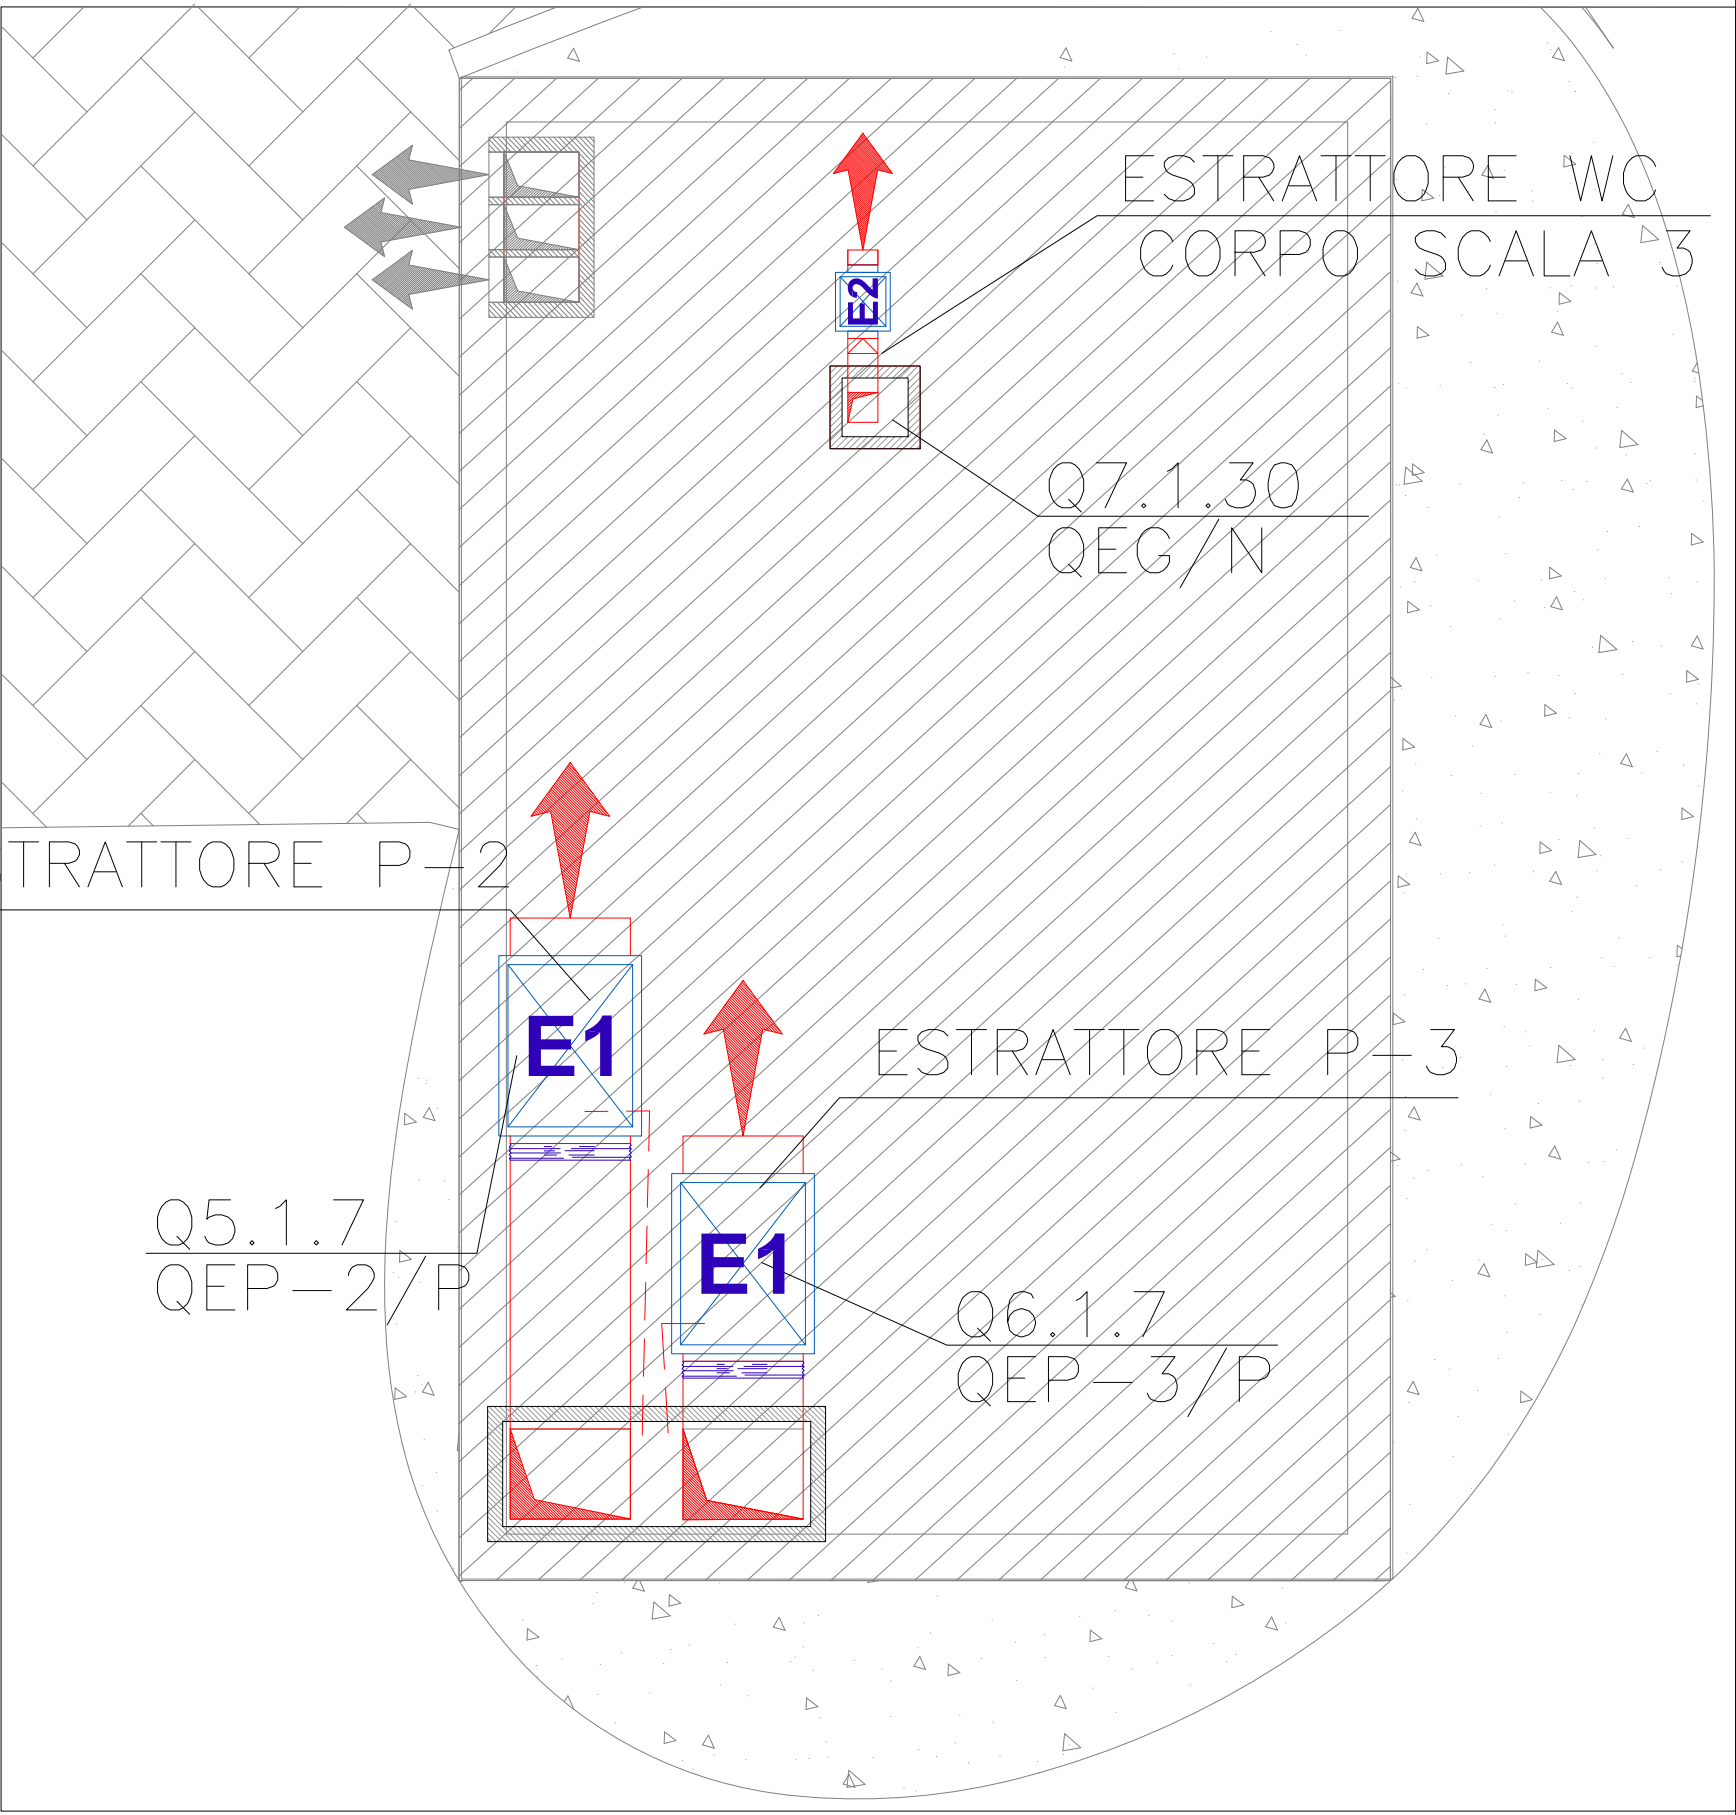

CORPO SCALA 03 - PIANTA COPERTURA scala 1:50

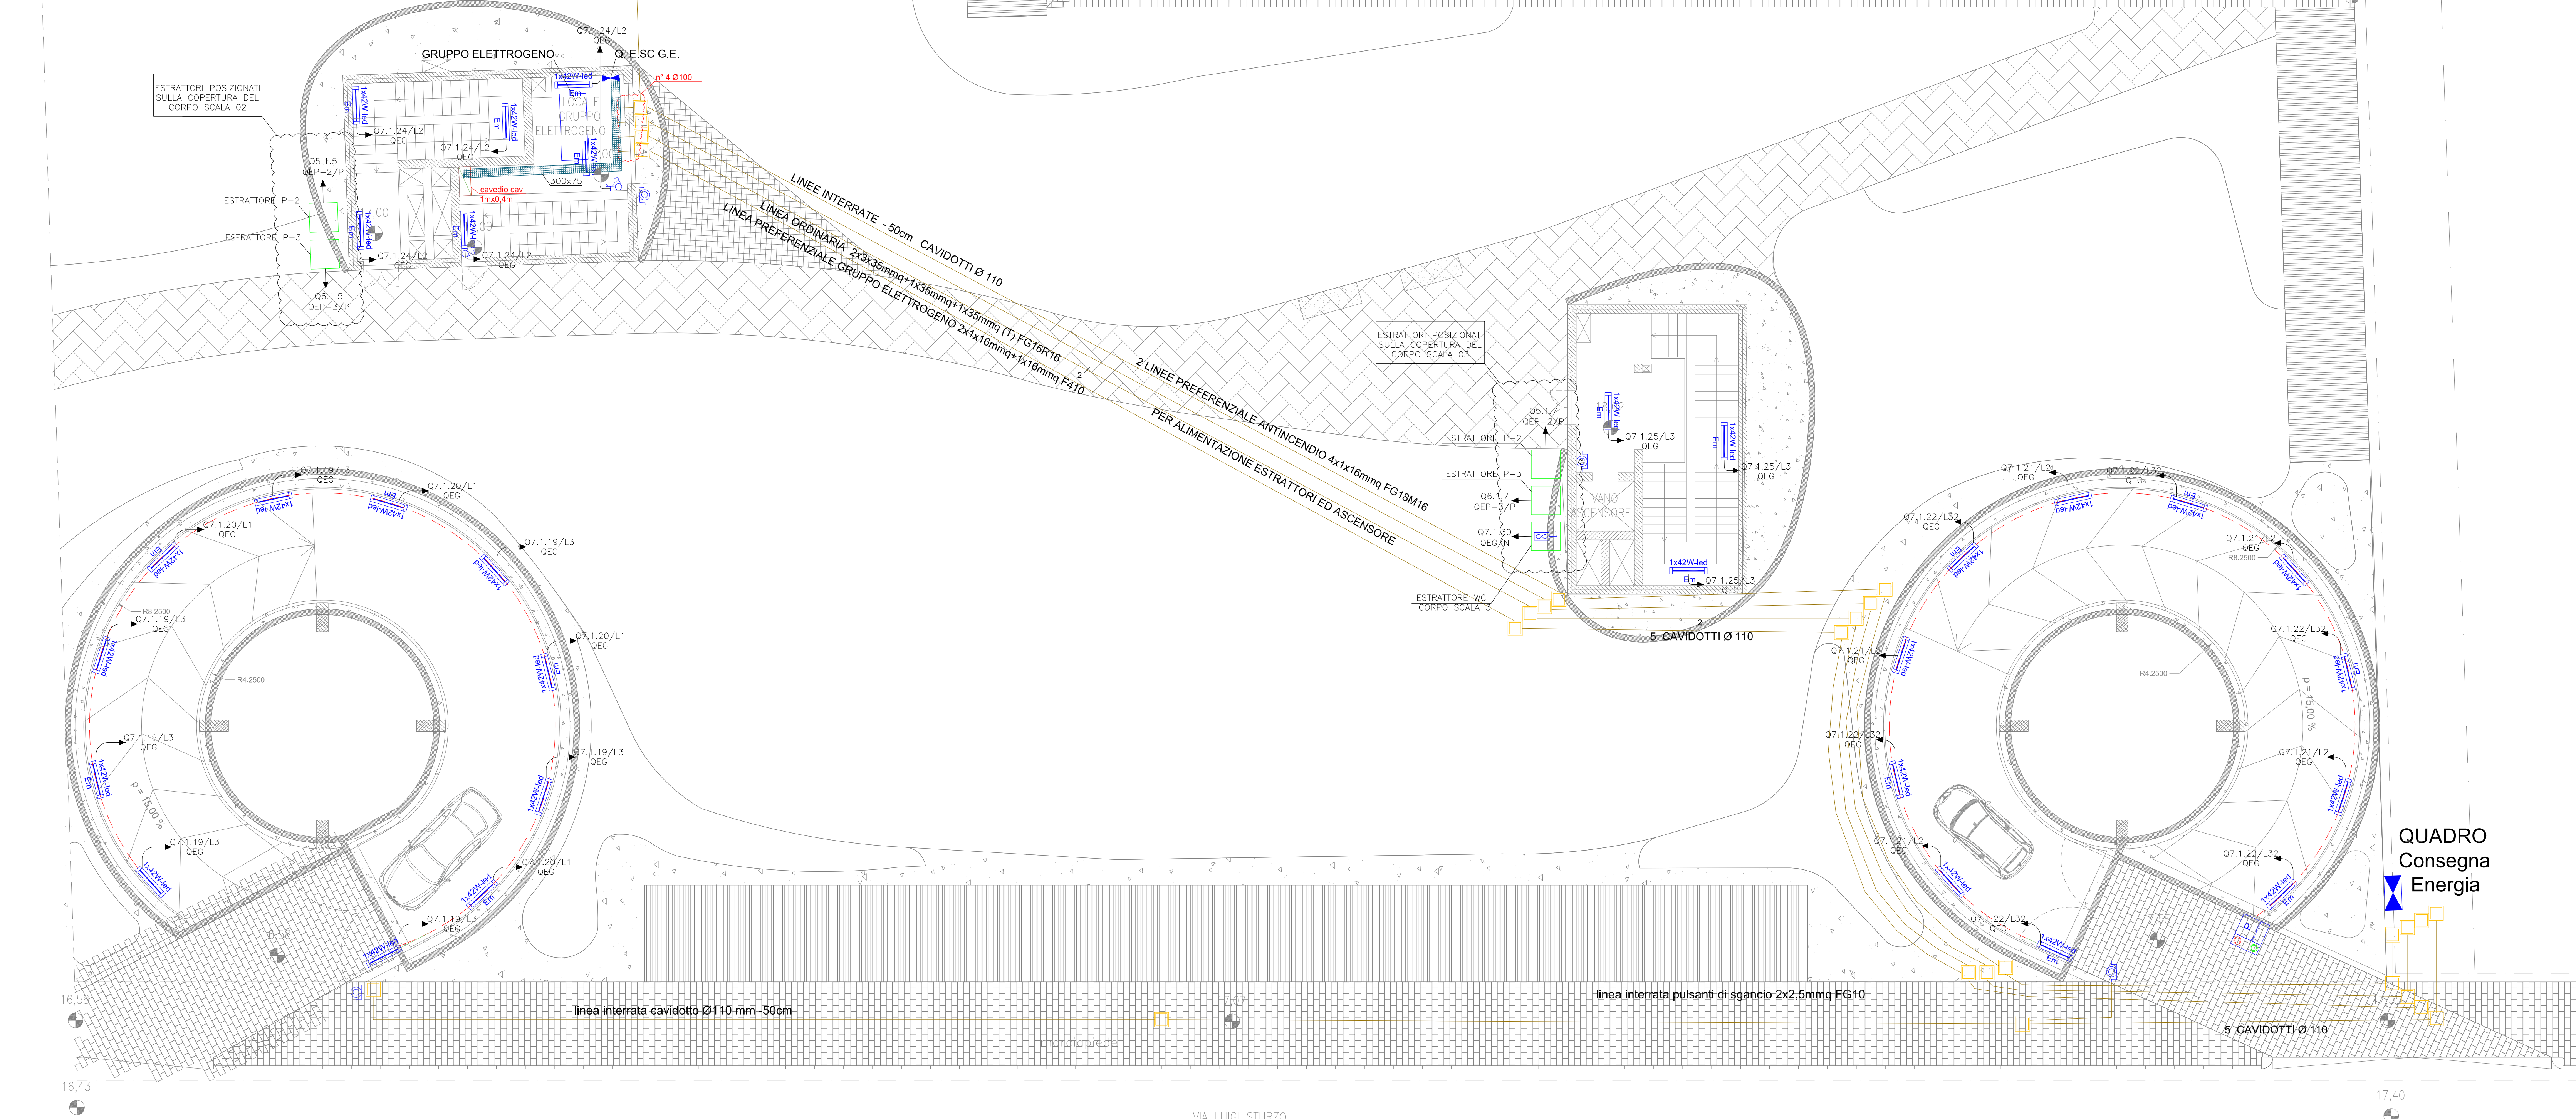

QUADRO  
Consegna  
Energia

EMISSIONE	DATA	MODIFICHE
A	2017.11.10	PRIMA EMISSIONE
B	2018.06.15	SECONDA EMISSIONE
COMUNE DI CATANIA		
Completamento del Piano di Risanamento del Rione S. Berillo		
Convenzione urbanistica del 16/11/2012 tra Comune di Catania e Istica s.p.a. - C.E.Co.S. s.r.l. - Risanamento San Berillo s.r.l.		
OPERE DI URBANIZZAZIONE PRIMARIA - PARCHEGGI PUBBLICI INTERRATI CON SOVRASTANTE E ATTIGUA AREA A VERDE ATTREZZATO Vp1-Vp2		
PROGETTO ESECUTIVO		
IMPIANTO ELETTRICO PIANTA PIANO TERRA	Tav:E01	
	Scala: 1:100	
<div></div>		