




Pianta 1° – impianto di climatizzazione
Scala 1:100

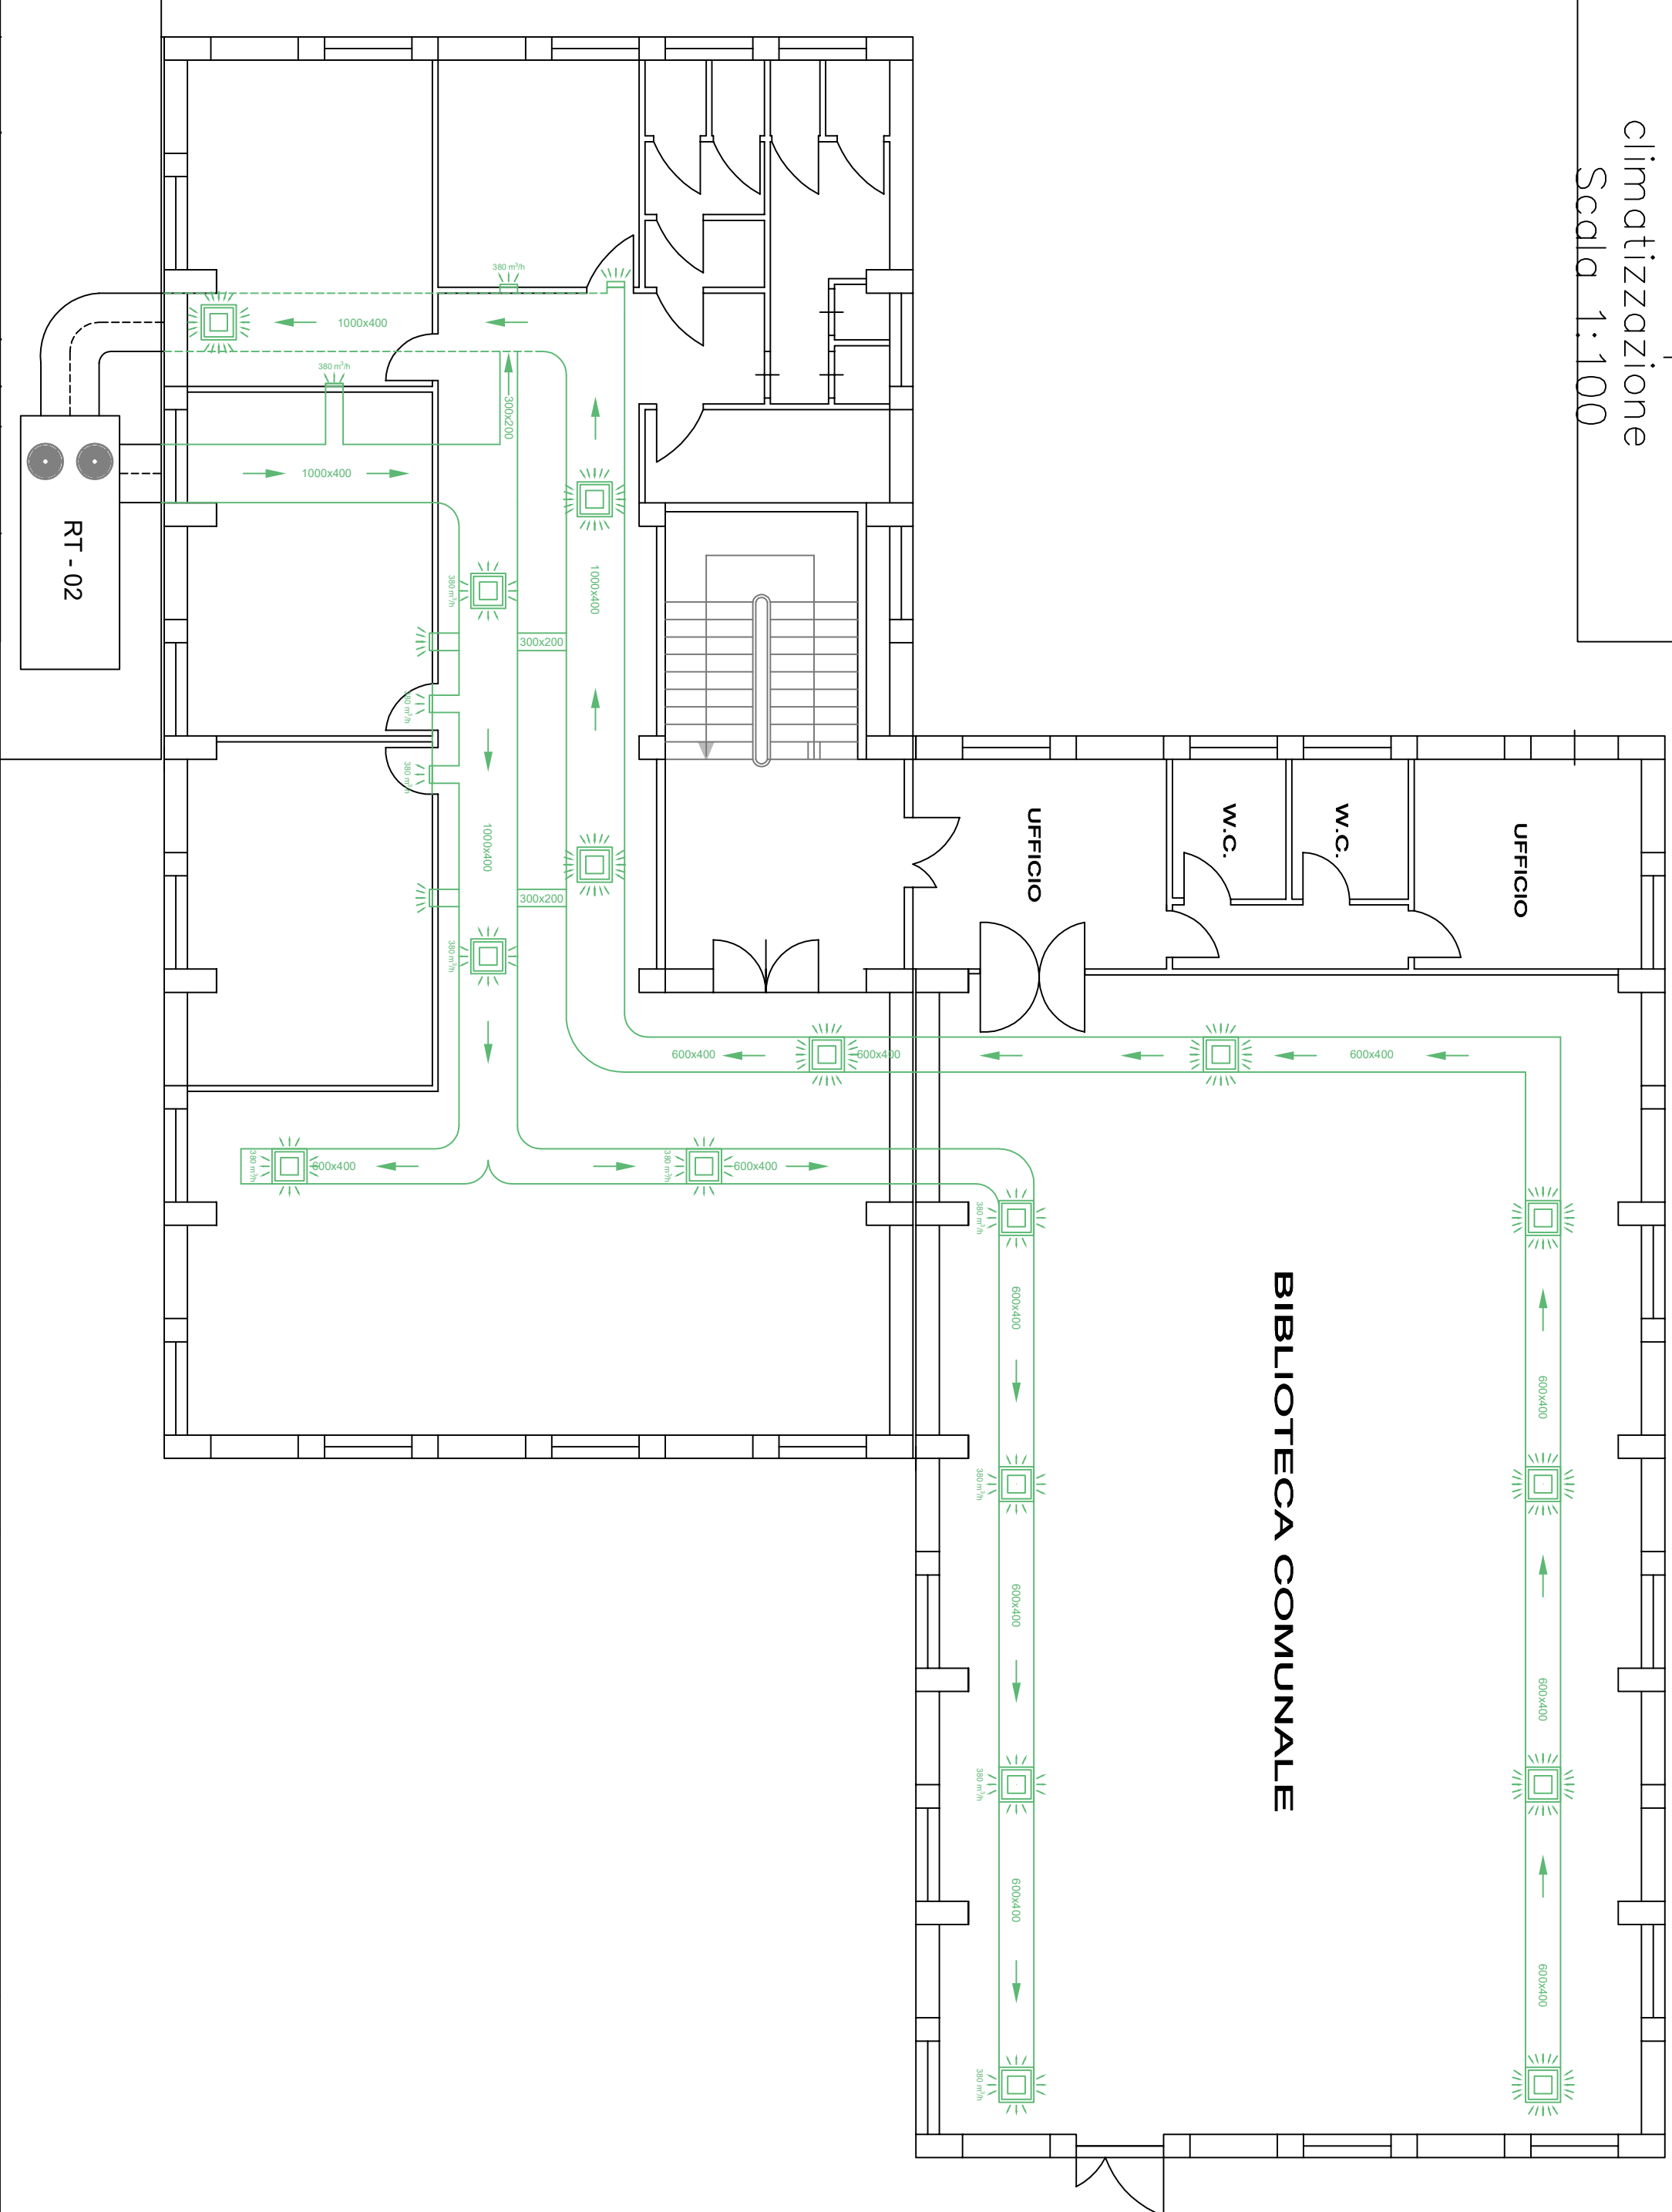


Pianta piano semi-interrato –
impianto di climatizzazione –
Scala 1:100

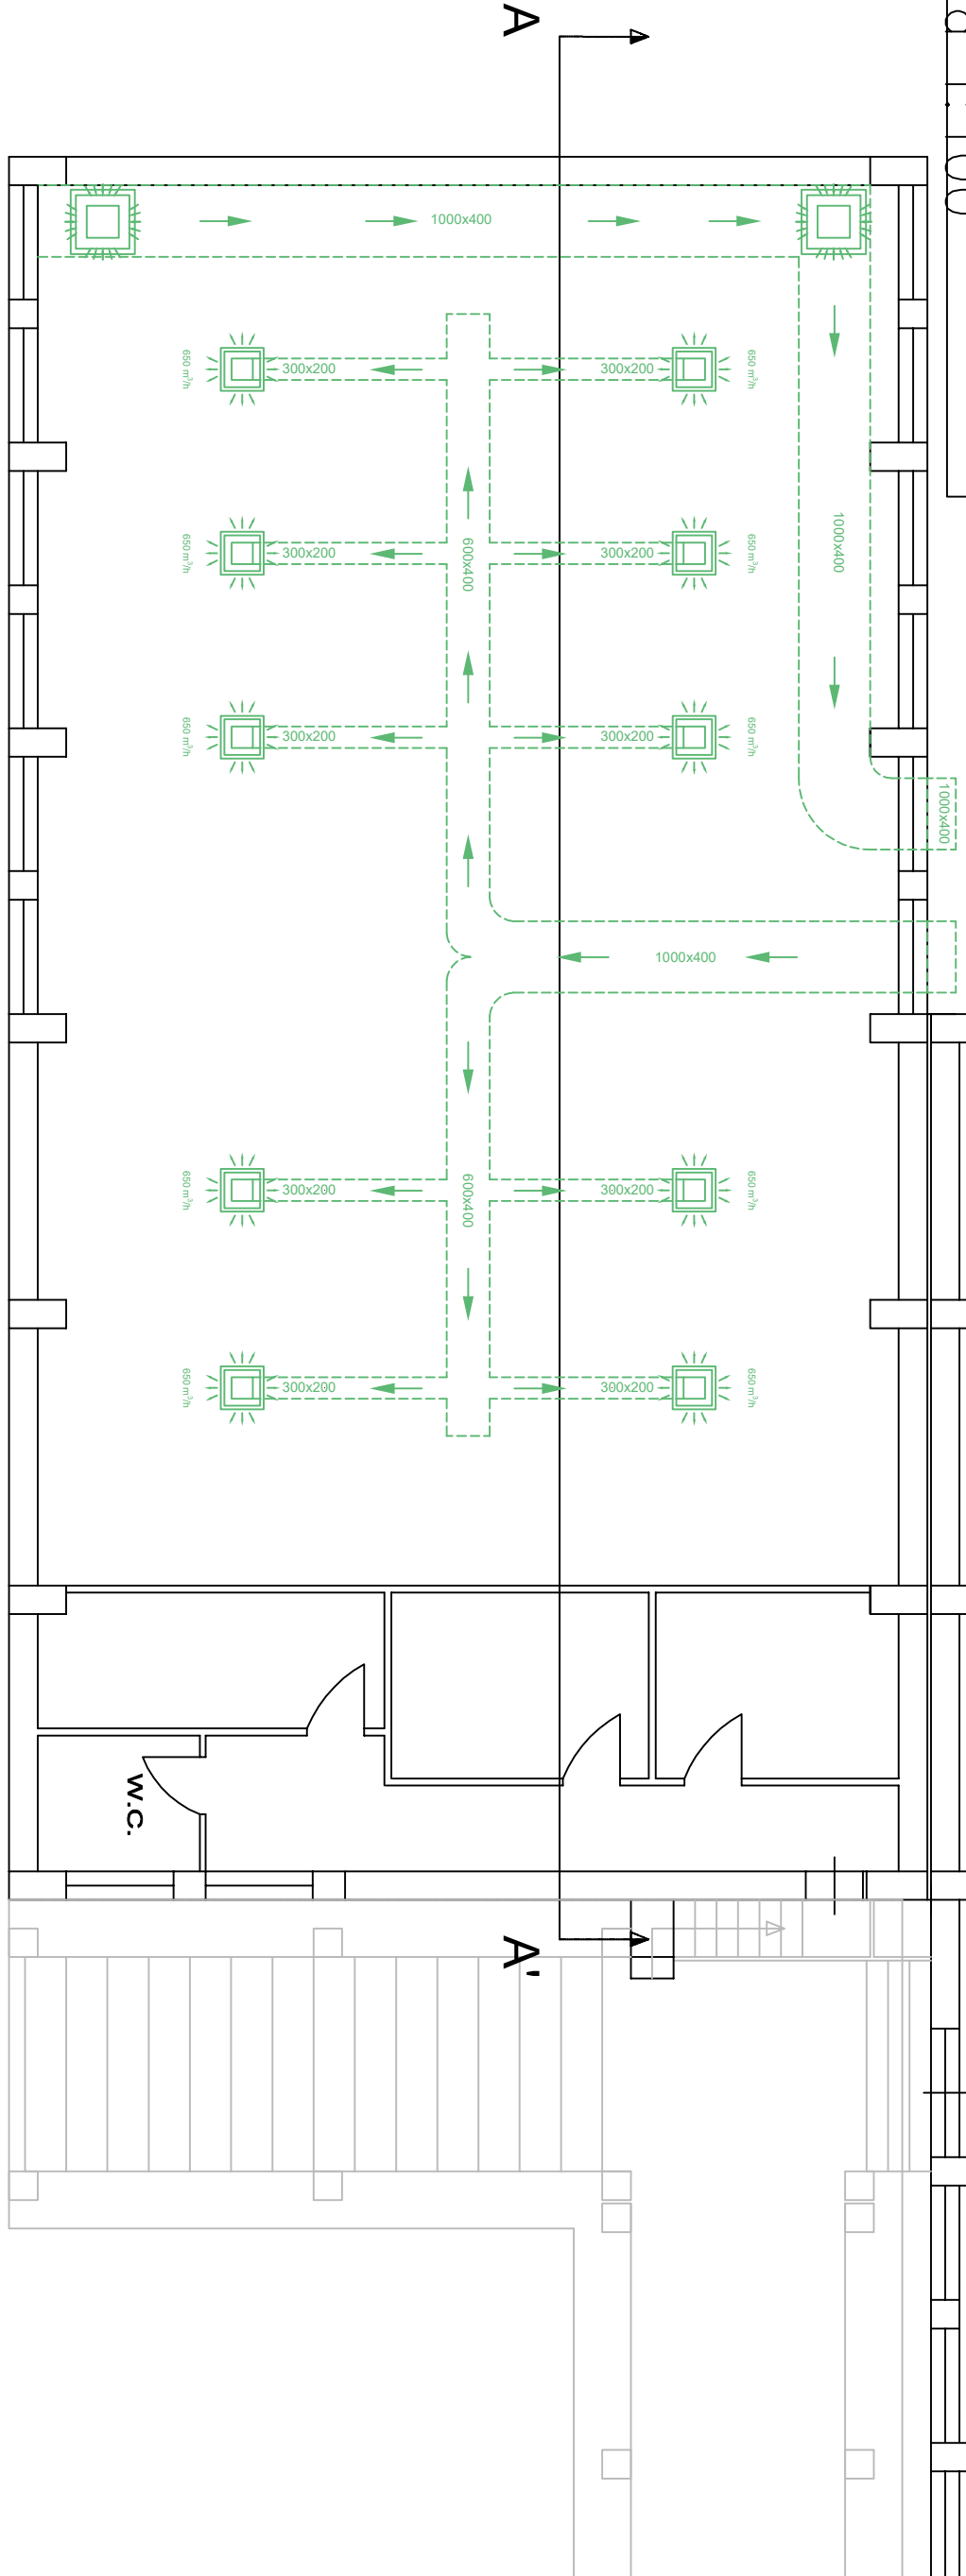

Sezione A–A' impianto di
climatizzazione – Scala 1:100

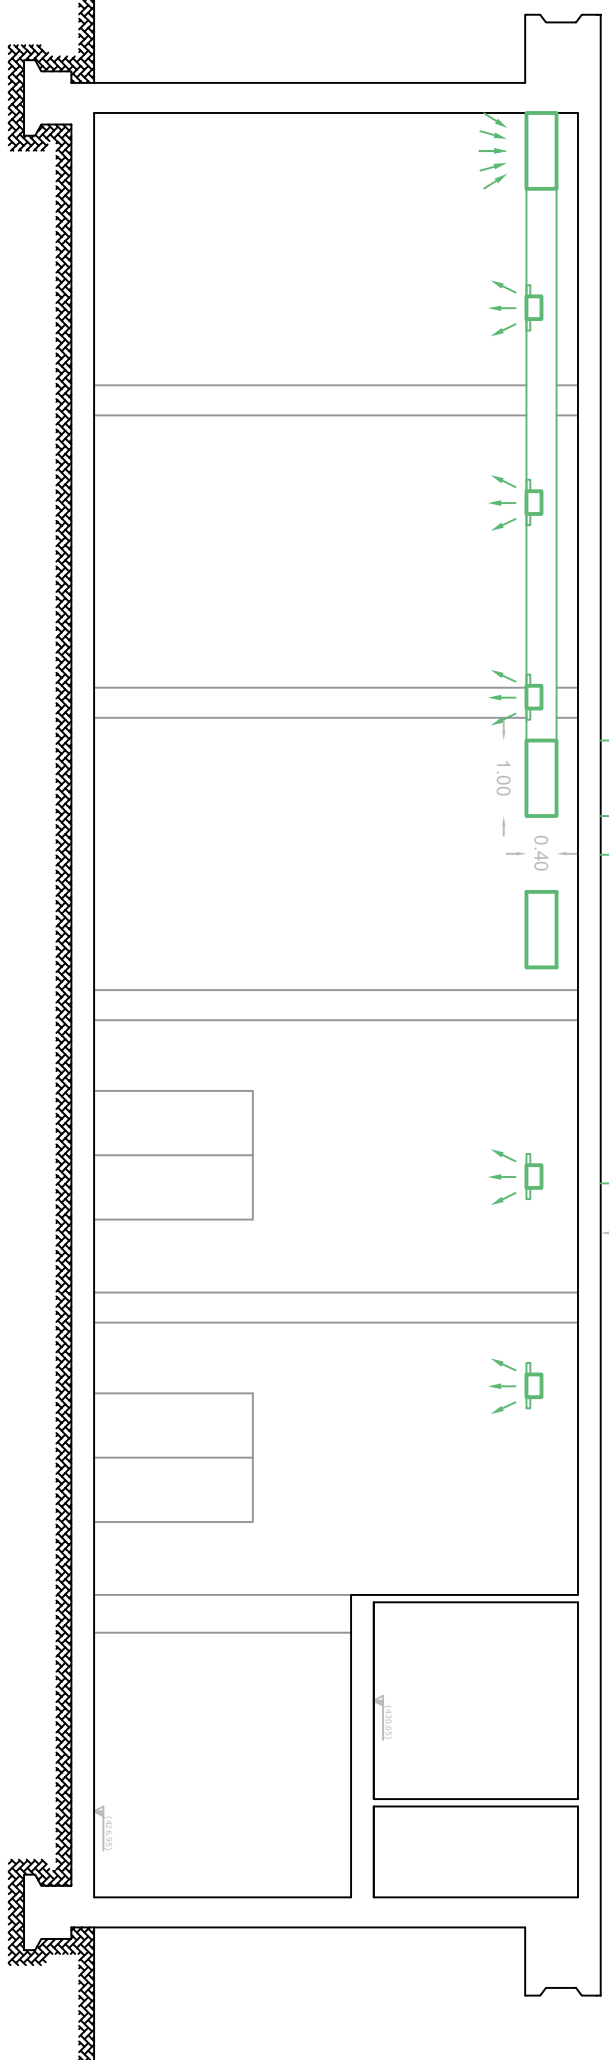


Pianta 2° – impianto di
climatizzazione
Scala 1:100

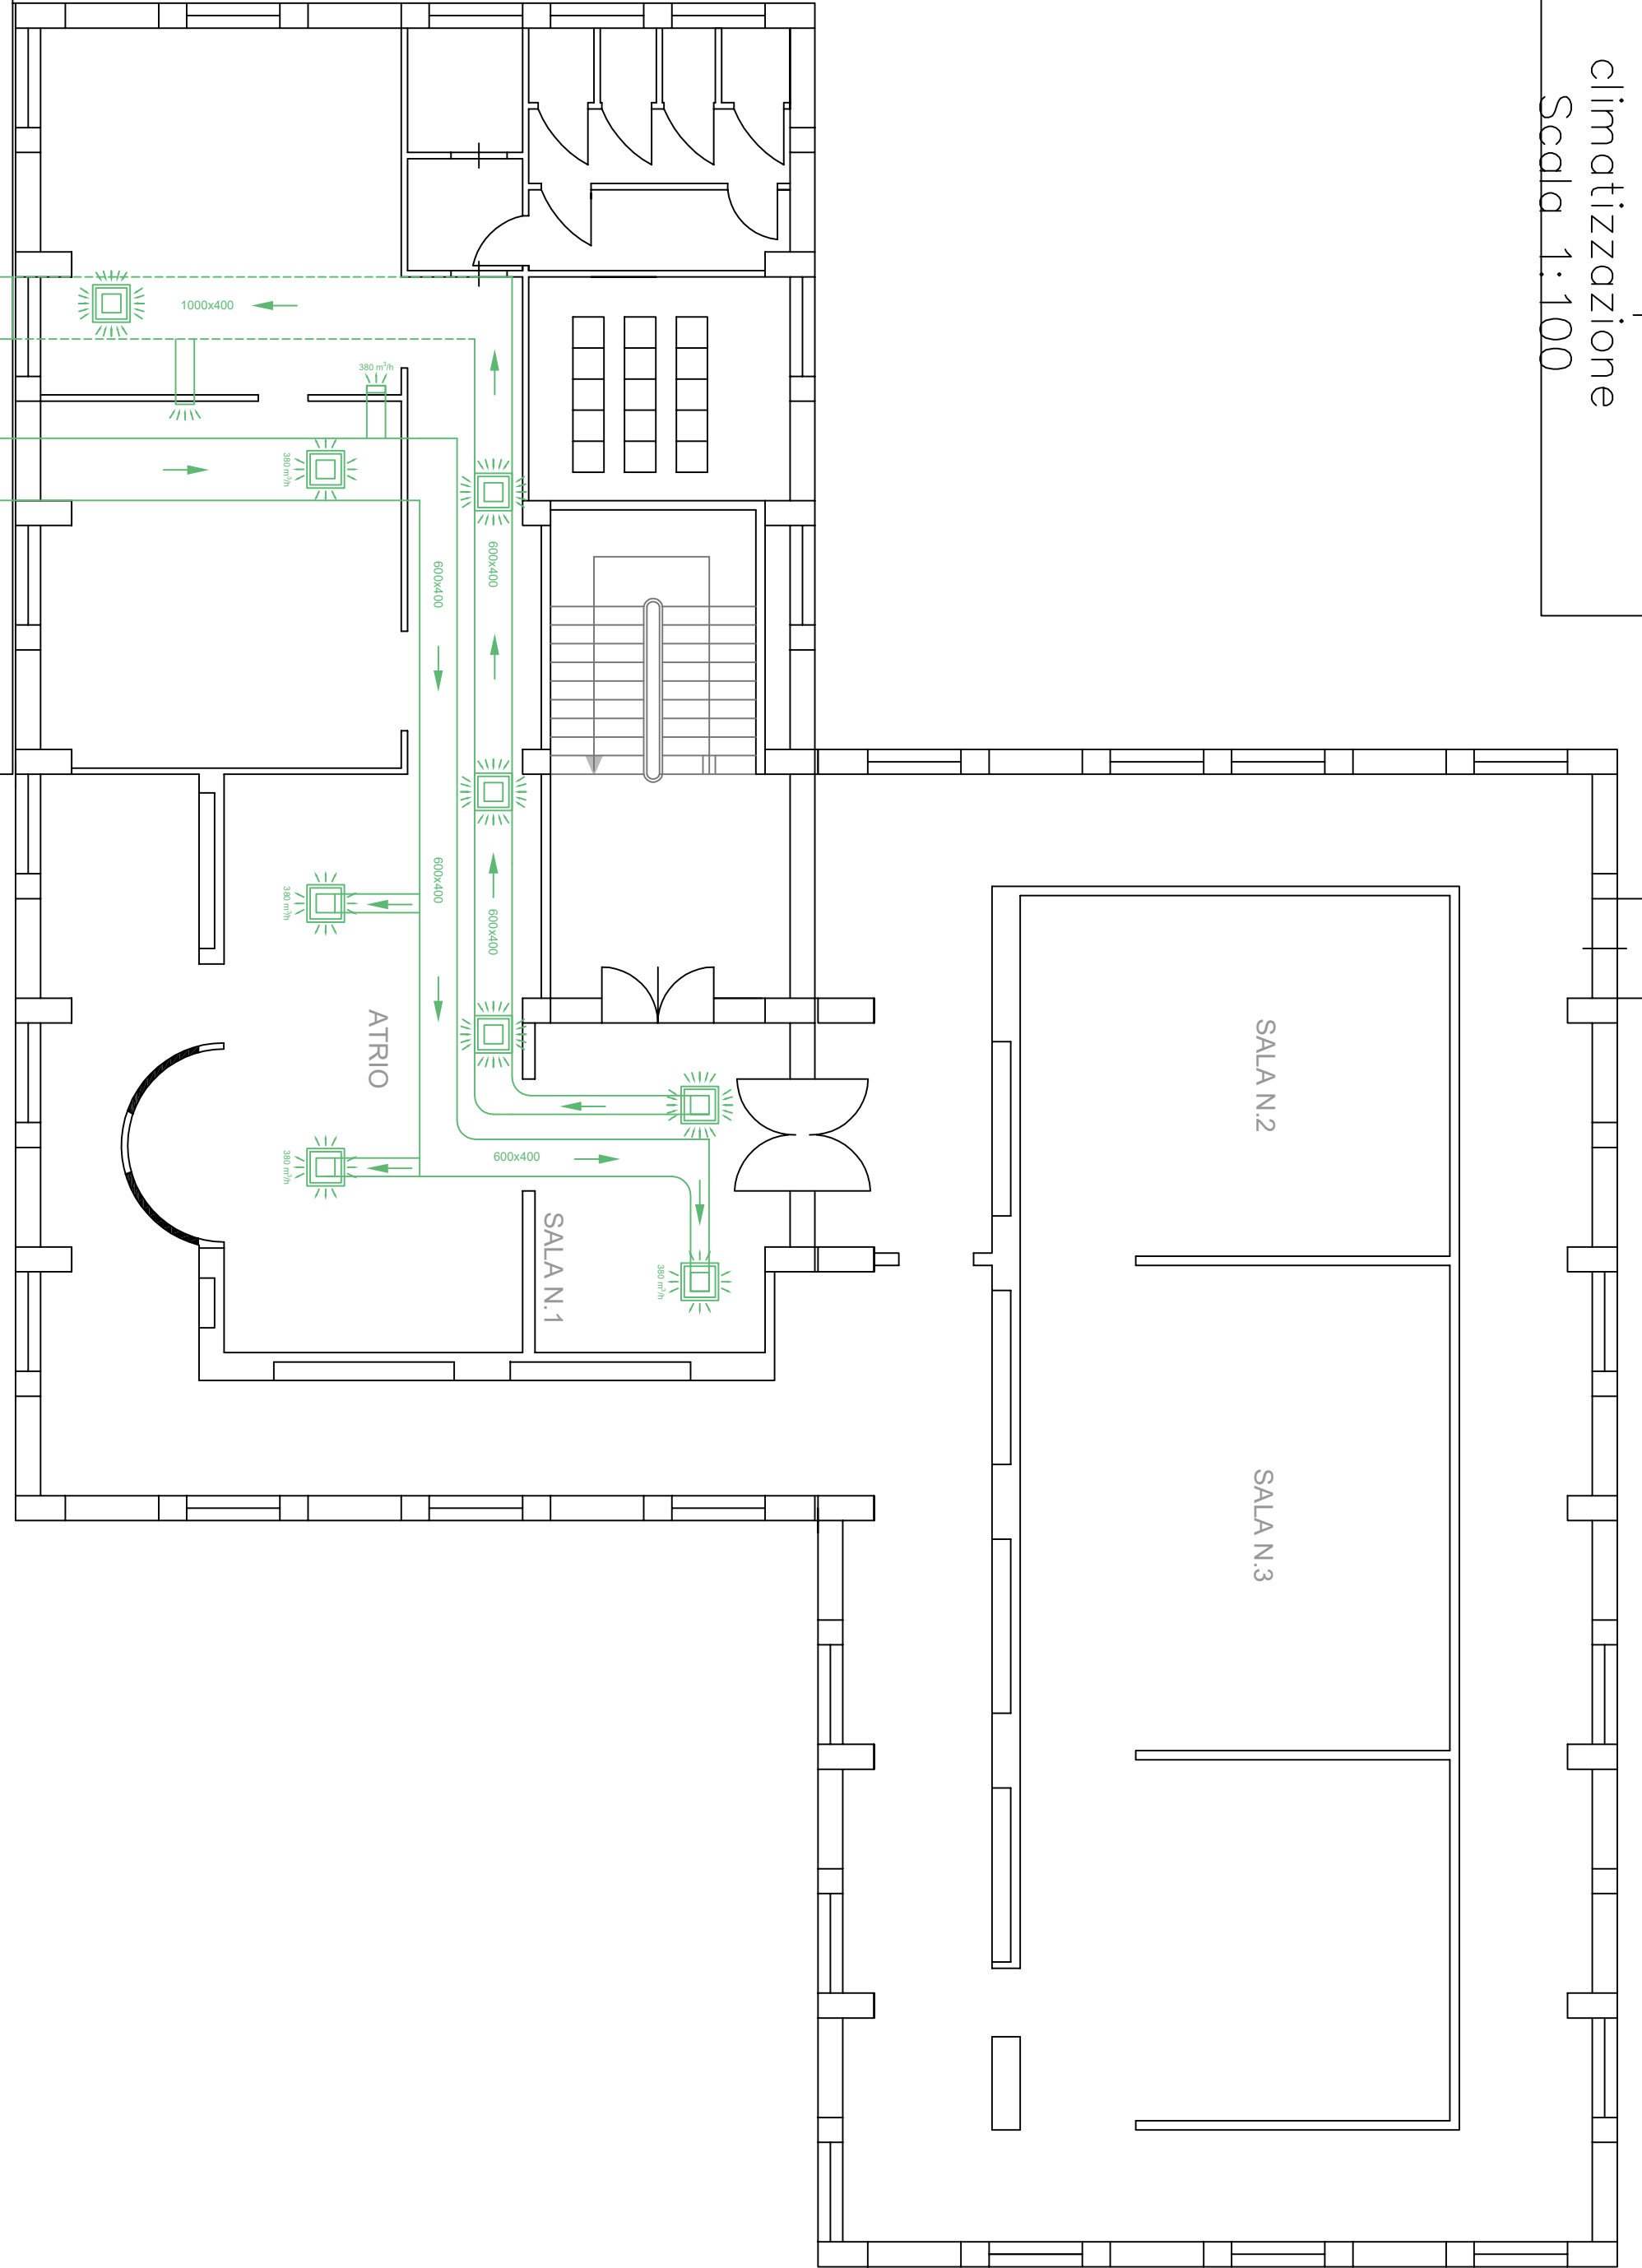

REGIONE SICILIANA
COMUNE DI SANTA NINFA
PROVINCIA REGIONALE DI TRAPANI
Settore LL.PP.

Obgetto: "Miglioramento energetico del CENTRO SOCIALE di Santa Ninfa. Intervento mirato all'installazione di sistemi di produzione di energia da fonte rinnovabile, efficientamento energetico, riduzione di consumi di energia primaria e installazione di sistemi intelligenti di telecontrollo, regolazione, gestione, monitoraggio e ottimizzazione dei consumi energetici (smart building)". "Progetti a valere sull'Asse Prioritario 4 - "Sviluppo Sostenibile e Qualità della Vita" del POF FESR Sicilia 2014/2020" (intervento del Fondo Europeo di Sviluppo Regionale - FESR) - linea d'azione 4.1.1

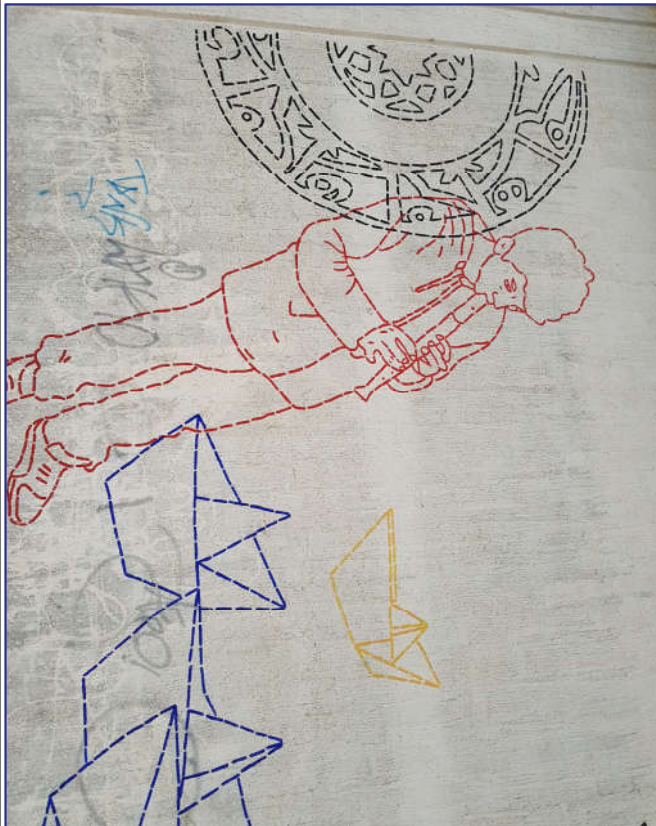

Progetto Esecutivo

TAV. CU-02

CU-02 Sistema Ibrido

Progettata

B. R.L.P.

Data