


# Particolare piantana antincendio

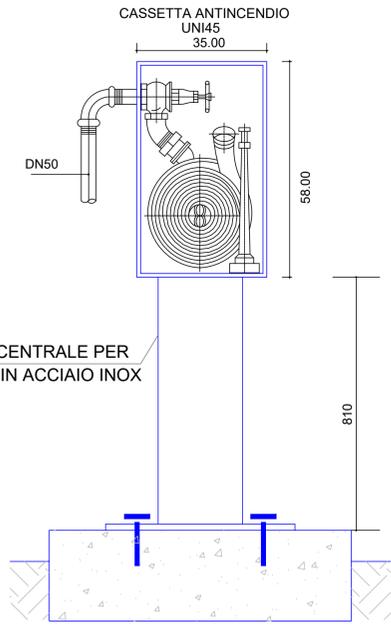


PIANTANA CENTRALE PER CASSETTA IN ACCIAIO INOX




**Comune di Catania**  
 DIREZIONE LAVORI PUBBLICI - INFRASTRUTTURE  
 MOBILITÀ SOSTENIBILE E SERVIZI CIMITERIALI

## Parcheggio Scambiatore Sanzio

**PROGETTO ESECUTIVO**

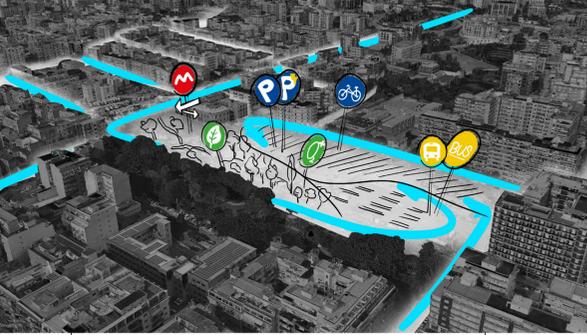

TAV <b>06</b>	ELABORATO: PLANIMETRIA IMPIANTO ANTINCENDIO	DATA 11-2020
	SCALA: 1:250	AGGIORNAMENTI <b>rev</b>
<b>GRUPPO DI LAVORO</b>		
PROGETTISTA - DIRETTORE DEI LAVORI Geom. Luigi EPAMINONDA	RESPONSABILE UNICO DEL PROCEDIMENTO Arch. Salvatore PERSANO	
PROGETTISTA DEGLI IMPIANTI Ing. Antonio CAMARDA	DIRETTORE Ing. Salvatore MARRA	
VISTI		

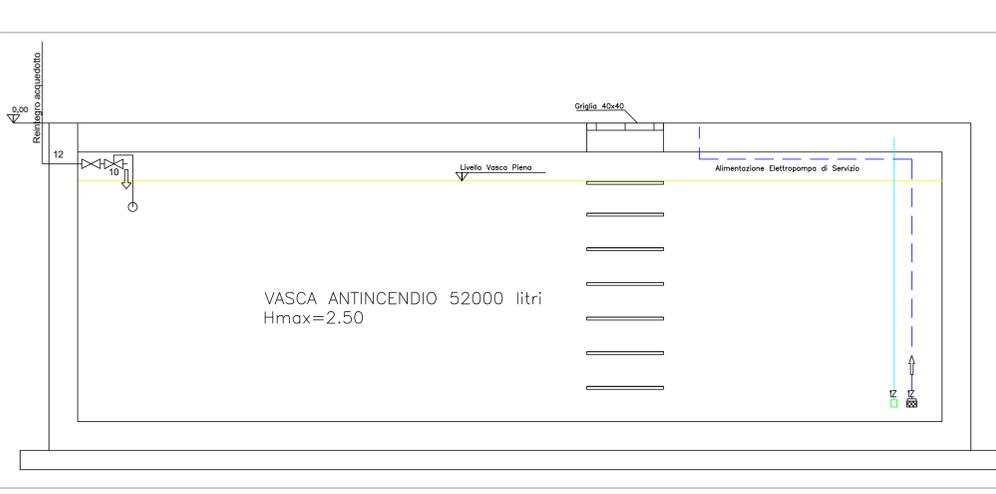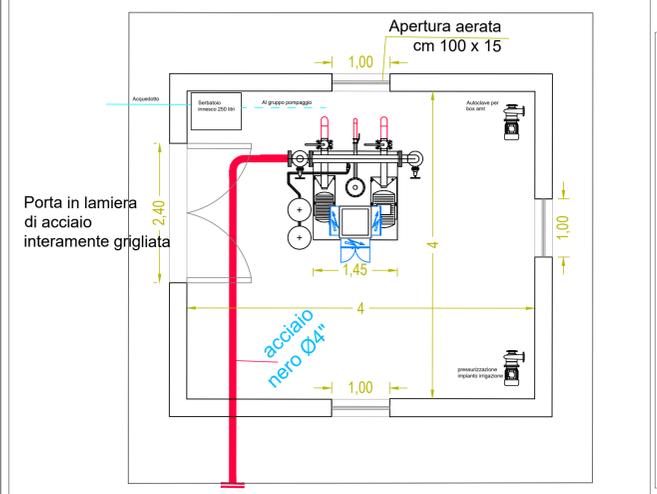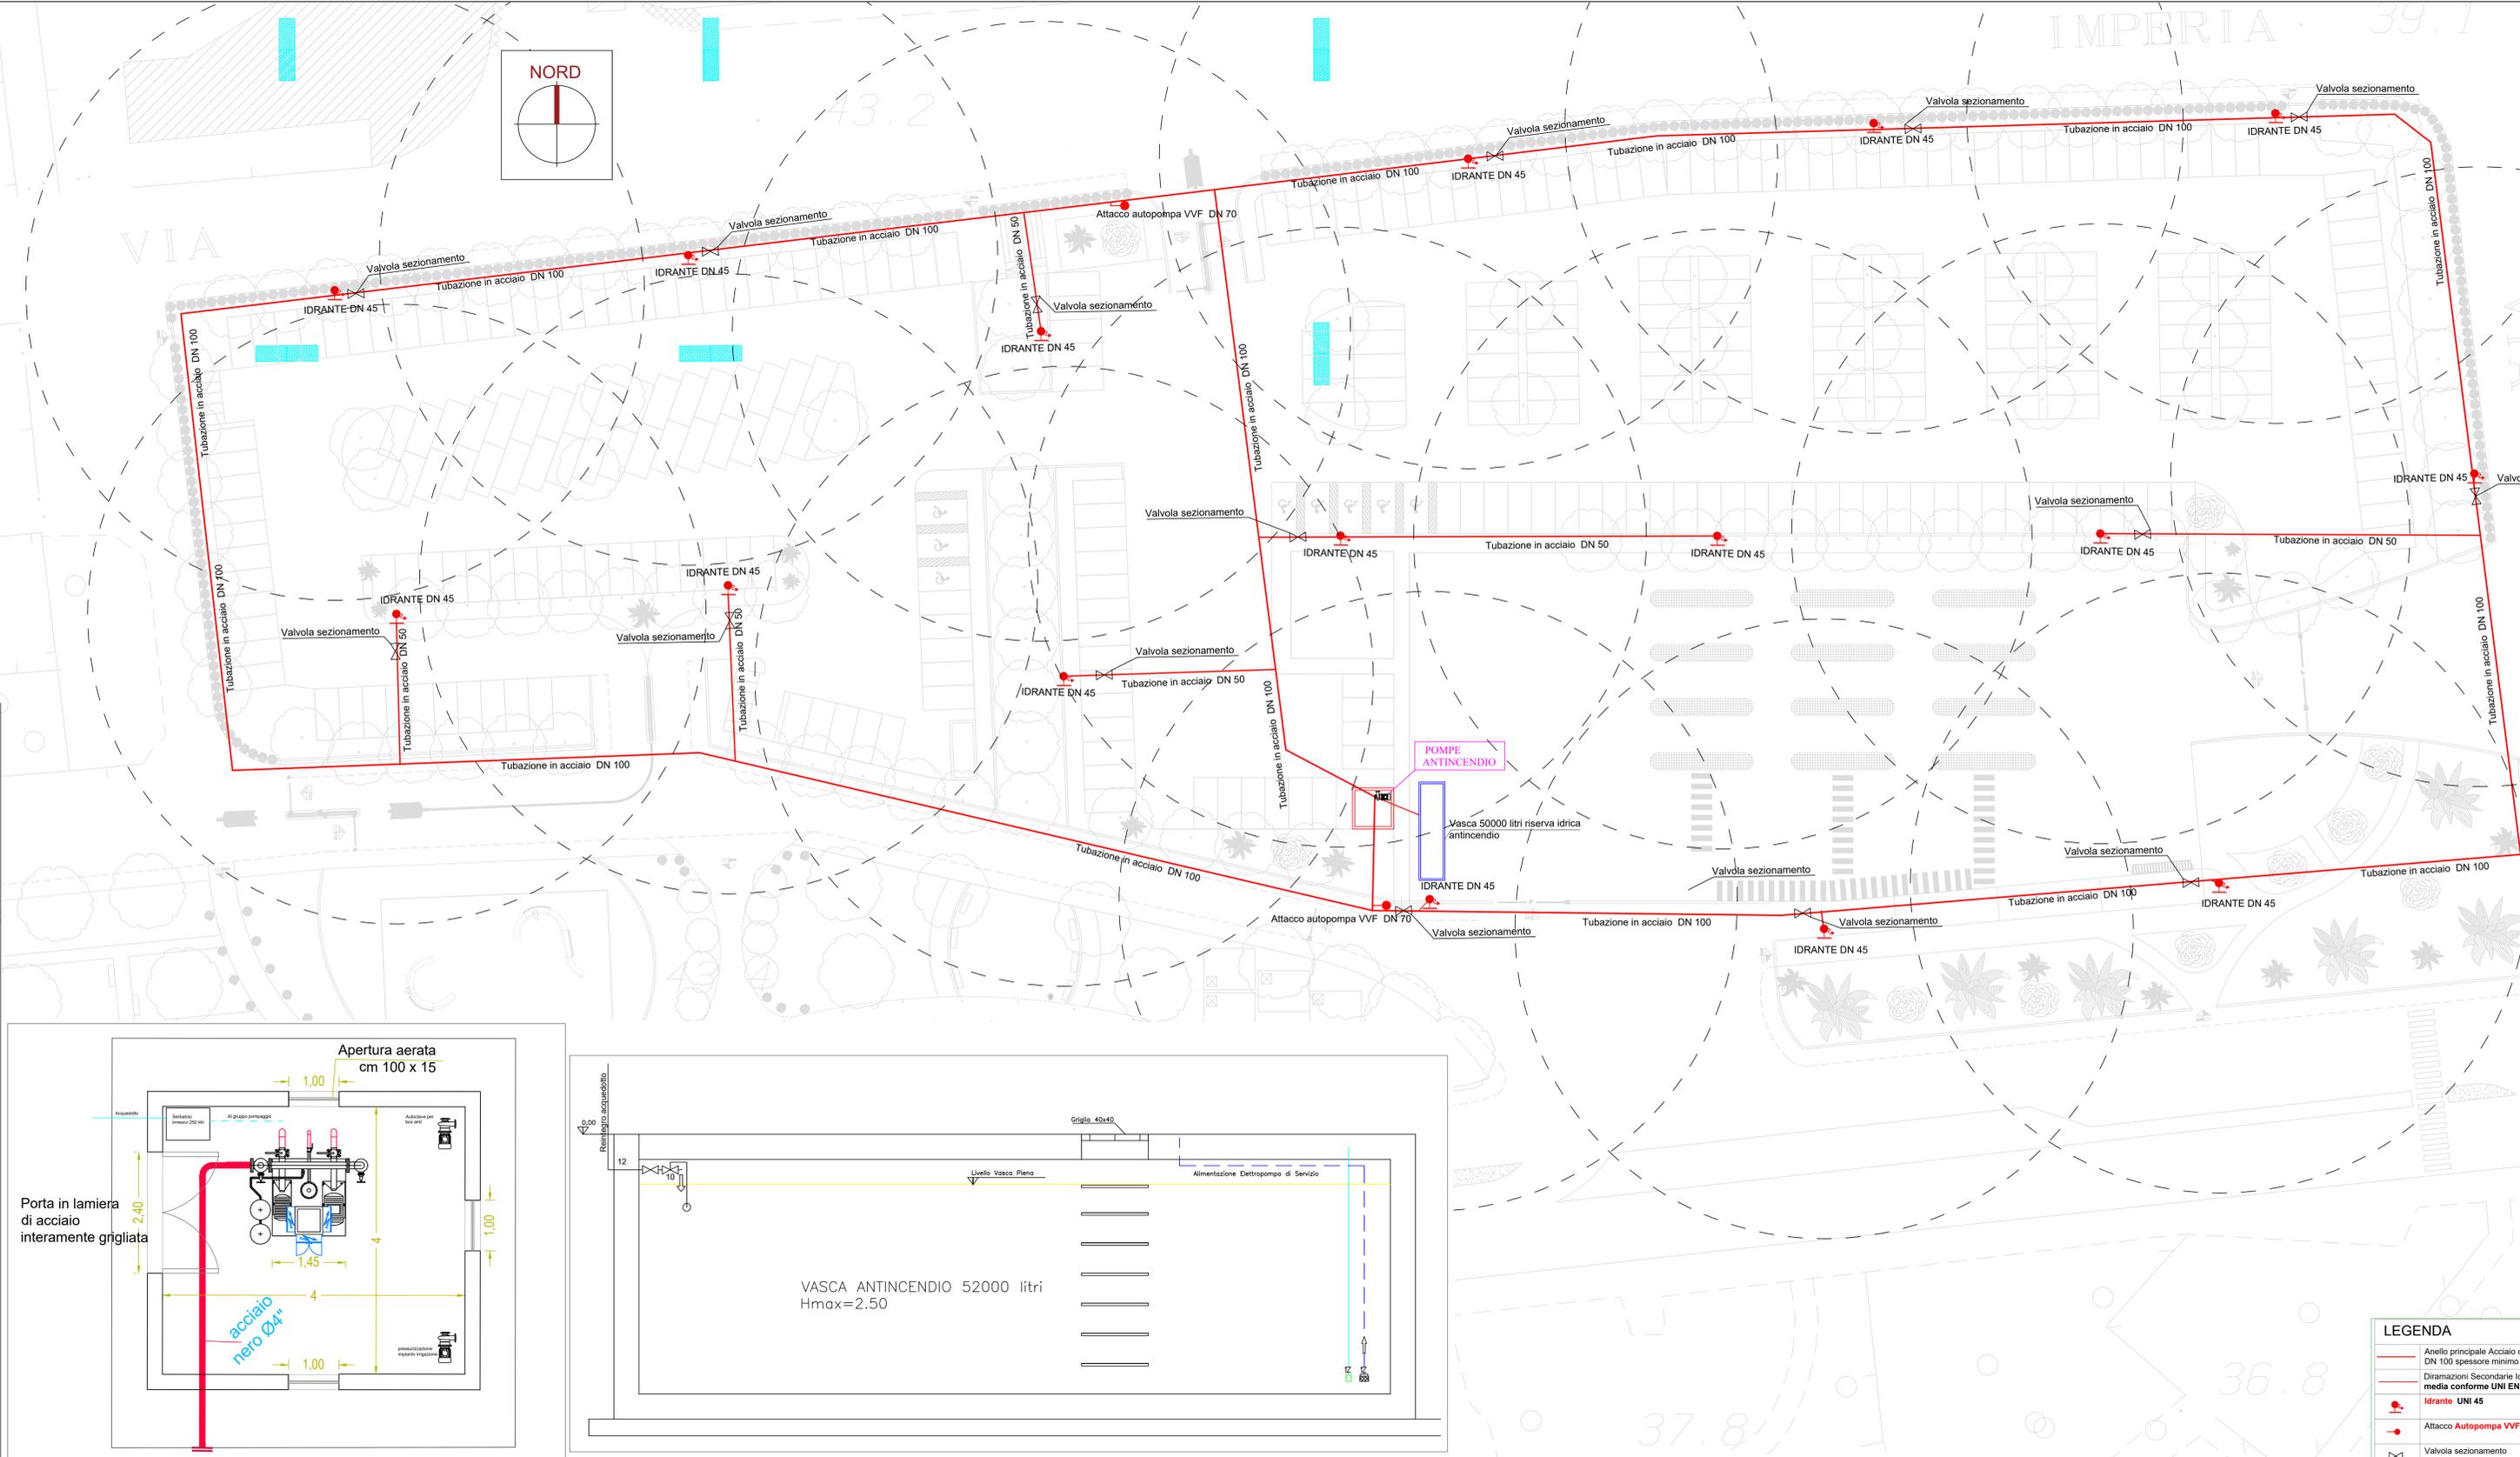

**LEGENDA**

- Anello principale Acciaio o DN 100 spessore minimo
- Diramazioni Secondarie Id media conforme UNI EN
- IDRANTE UNI 45
- + Attacco Autopompa VVF
- X Valvola sezionamento