
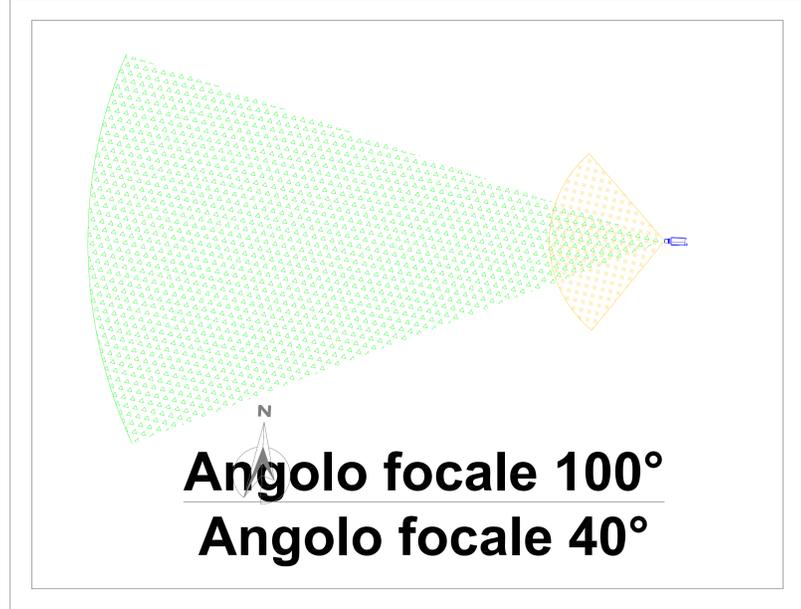


**LEGENDA**

	MONITOR TVCC
	NVR REGISTRATORE A 64 CANALI
	UPS DA 3000VA
	SWITCH DI PIANO POSIZIONATO NEL LOCALE QUADRO DI PIANO
	TELECAMERA MINI DOME 2Mp - IP66 - IK10
	TUBAZIONE ø32mm IN PVC PER COLLEGAMENTO TELECAMERE IMPIANTO TVCC

NOTA BENE:  
 1-IL CAVO DI COLLEGAMENTO DELLE APPARECCHIATURE E DEI DISPOSITIVI DI VIDEOSORVEGLIANZA ALLA CENTRALE TVCC E/O ALLO SWITCH DI PIANO DEVE ESSERE DEL TIPO UTP cat.6 Belden 7965ENH NON SCHERMATO, ISOLAMENTO IN POLIOLEFINA, 4 CONDUTTORI TWISTATI CON SEPARATORE INTERNO, GUAINA PRIVA DI ALOGENI ED A BASSA EMISSIONE DI FUMI E DI GAS TOSSICI DI COLORE BLU.  
 2-GLI SWITCH DI PIANO ANDRANNO POSIZIONATI ALL'INTERNO DEL LOCALE QUADRO DI PIANO.  
 3-UPS ED NVR ANDRANNO POSIZIONATI NEL LOCALE VIDEOSORVEGLIANZA AL PRIMO PIANO INTERRATO

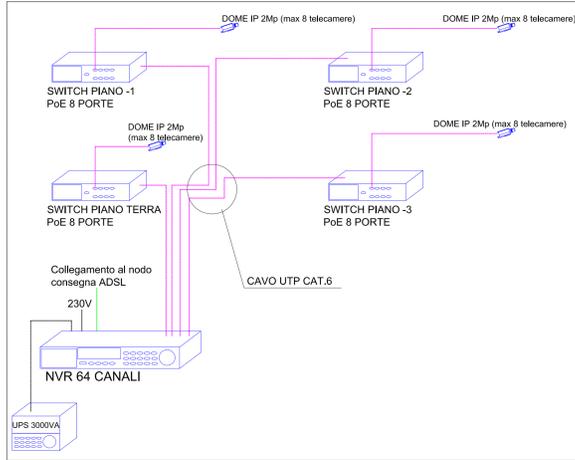

VERSIONE	DATA	MODIFICHE
A	2017.11.10	PRIMA EMISSIONE
B	2018.06.15	SECONDA EMISSIONE

**COMUNE DI CATANIA**

**Completamento del Piano di Risanamento del Rione S. Berillo**  
 Convenzione urbanistica del 16/11/2012 tra Comune di Catania e Istica s.p.a. - C.E.Co.S. s.r.l. - Risanamento San Berillo s.r.l.

OPERE DI URBANIZZAZIONE PRIMARIA - PARCHEGGI PUBBLICI INTERRATI CON SOVRASTANTE E ATTIGUA AREA A VERDE ATTREZZATO Vp1-vp2

**PROGETTO ESECUTIVO**

IMPIANTO TVCC  
 PIANTA PIANO PRIMO INTERRATO

Tav: E09  
 Scala: 1:100

*(Stamps and signatures of the project team and local authorities)*