


CORPO SCALA 01 - PIANTA PIANO -3 scala 1:50

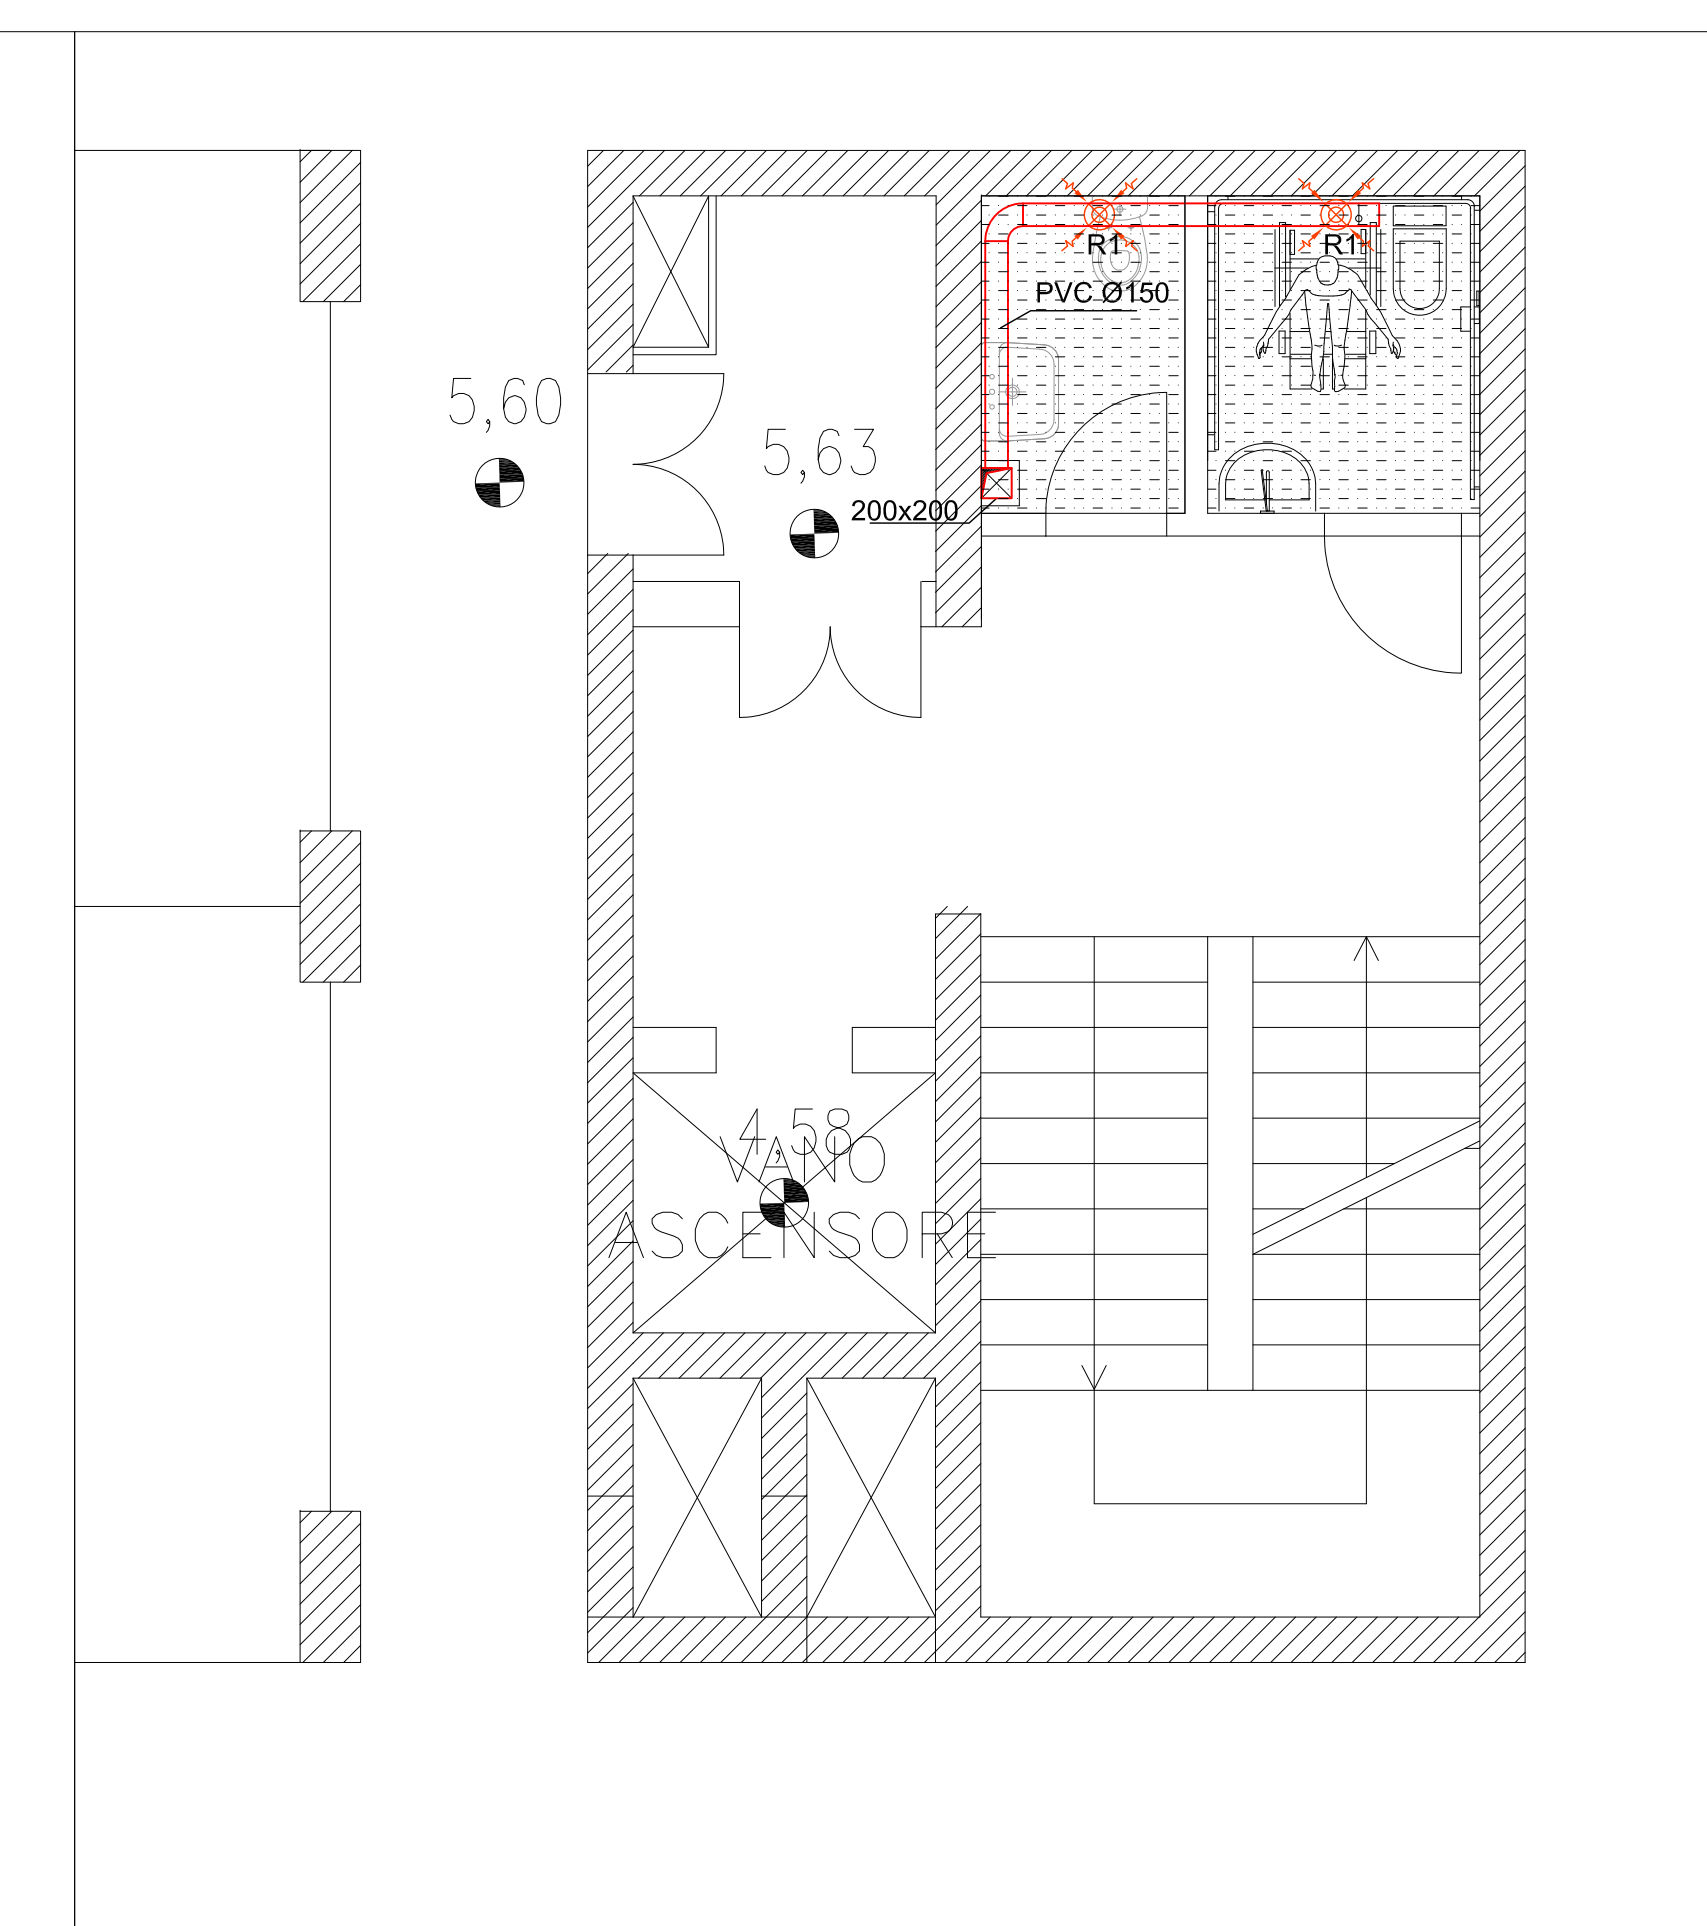

CORPO SCALA 03 - PIANTA PIANO -3 scala 1:50

[illegible]PIANTA CHIAVE - no scala

PARTICOLARE TIPO INSTALLAZIONE ESTRATTORE ARIA
SU COPERTURA VANI SCALA - scala 1:20

E-01 - CASSONOTTO VENTILANTE PER MONTAGGIO ORIZZONTALE CON TELAIO PORTANTE IN PROFILATI D'ALLUMINIO ESTRUSO E PANNELLI SANDWICH, GRANITE CENTRIFUGA A PALE AVANTI AZIONATA DA MOTORE ELETTRICO TRIFASE, MOTORE TRASMISSIVO A CINQUE ALI, PANNELLO REGOLABILE, E RECONDIZIONATORE ELETTRONICO DI VARIABILE PORTATA A MARE, TUBICO DI PROTEZIONE E CUFFIA CON RETE PER INSTALLAZIONE ALL'ESTERNO.

E-02 - CASSONOTTO VENTILANTE INSONORIZZATI PER CONDOTTI CIRCOLARI, CASSONOTTO A PALE AVANTI AZIONATO DA MOTORE ELETTRICO TRIFASE, MOTORE TRASMISSIVO A CINQUE ALI, PANNELLO REGOLABILE, E RECONDIZIONATORE A CUFFIA ACUSTICO IN FIBRA DI VETRO, GRANITE CENTRIFUGA A PALE CURVE, MOTORE MONOPASE A ROTORE ESTERNO REGOLABILE, DIRETTAMENTE ACCOPPIATO, VARIATORE DI VELOCITÀ IN MODO CONTINUO TRAMITE REGOLAZIONE AD ELETTROVALVOLA, TUBICO DI PROTEZIONE E CUFFIA CON RETE PER INSTALLAZIONE ALL'ESTERNO.

